


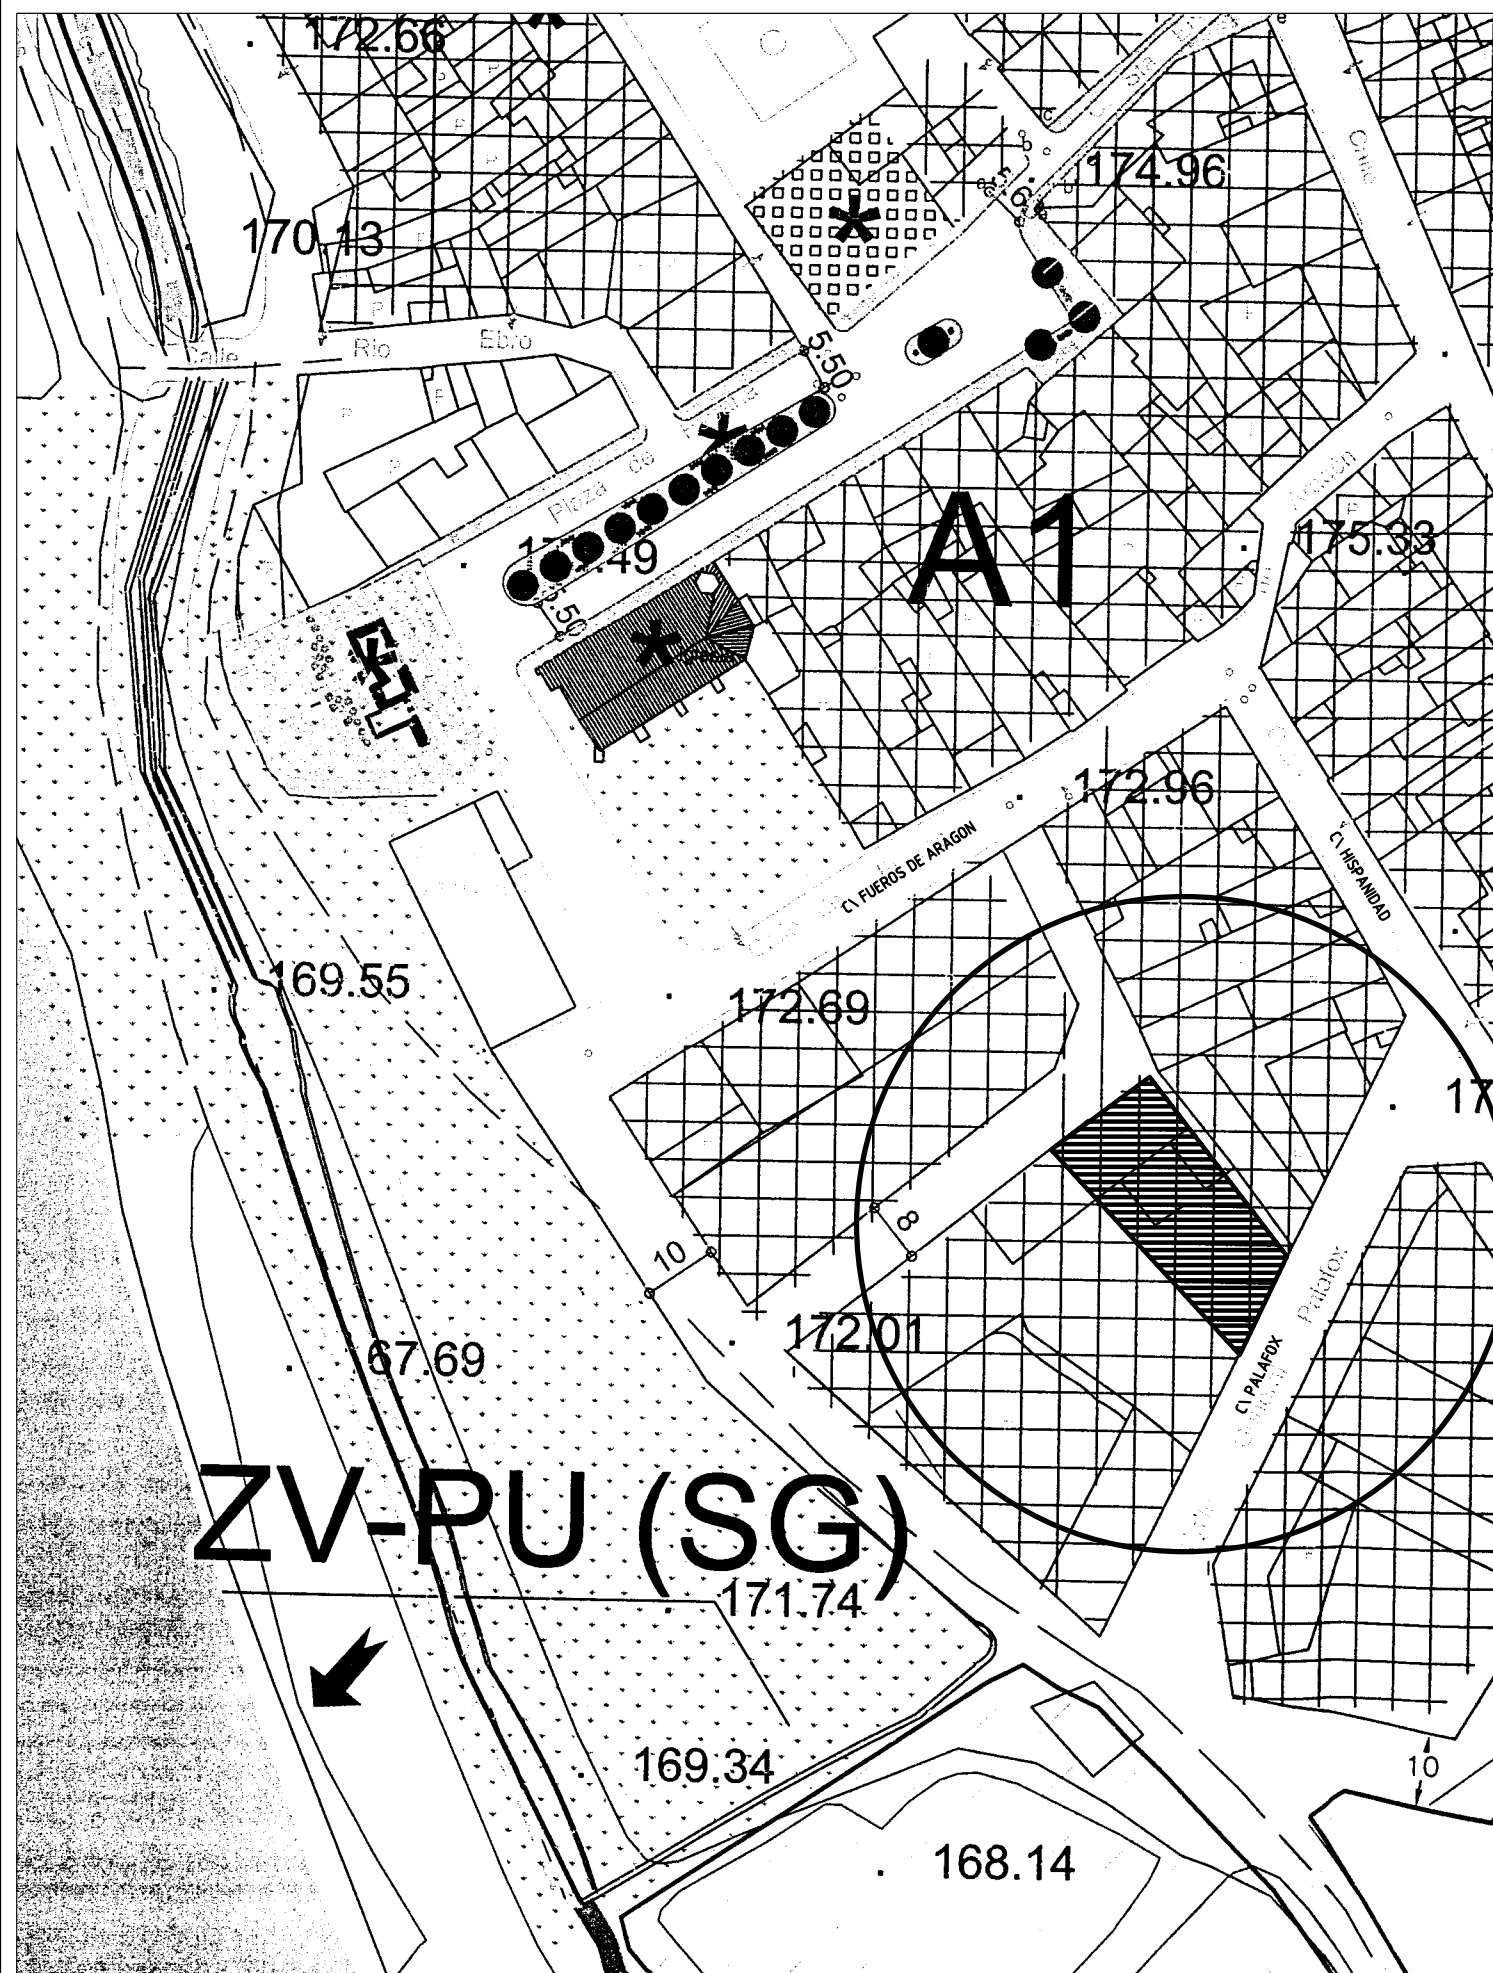

N

SUPERFICIE SOLAR= 498,50 M2

PROYECTO:

BASICO Y DE EJECUCION

EDIFICIO:

VIVIENDA UNIFAMILIAR

PROMOTOR:

**ISABEL FERNANDEZ BAZAN
LUIS MIGUEL CARRERAS**

EMPLAZAMIENTO:

C\ PALAFOX S/N

PLANO:

PLANO DE SITUACION

ESCALA:

1:1000

FECHA:

SEPTIEMBRE-2006

ARQUITECTOS:


LUIS FERNANDEZ RAMON


JESUS LOPEZ MARCO

NUMERO:

1

VISADO




COLEGIO
OFICIAL DE
ARQUITECTOS DE
ARAGON

DEMARCAION DE
ZARAGOZA
8- FEB -2007

VISADO

NºExp:2006-027386-400 NºDoc:2006-032524

PLANO DE SITUACION

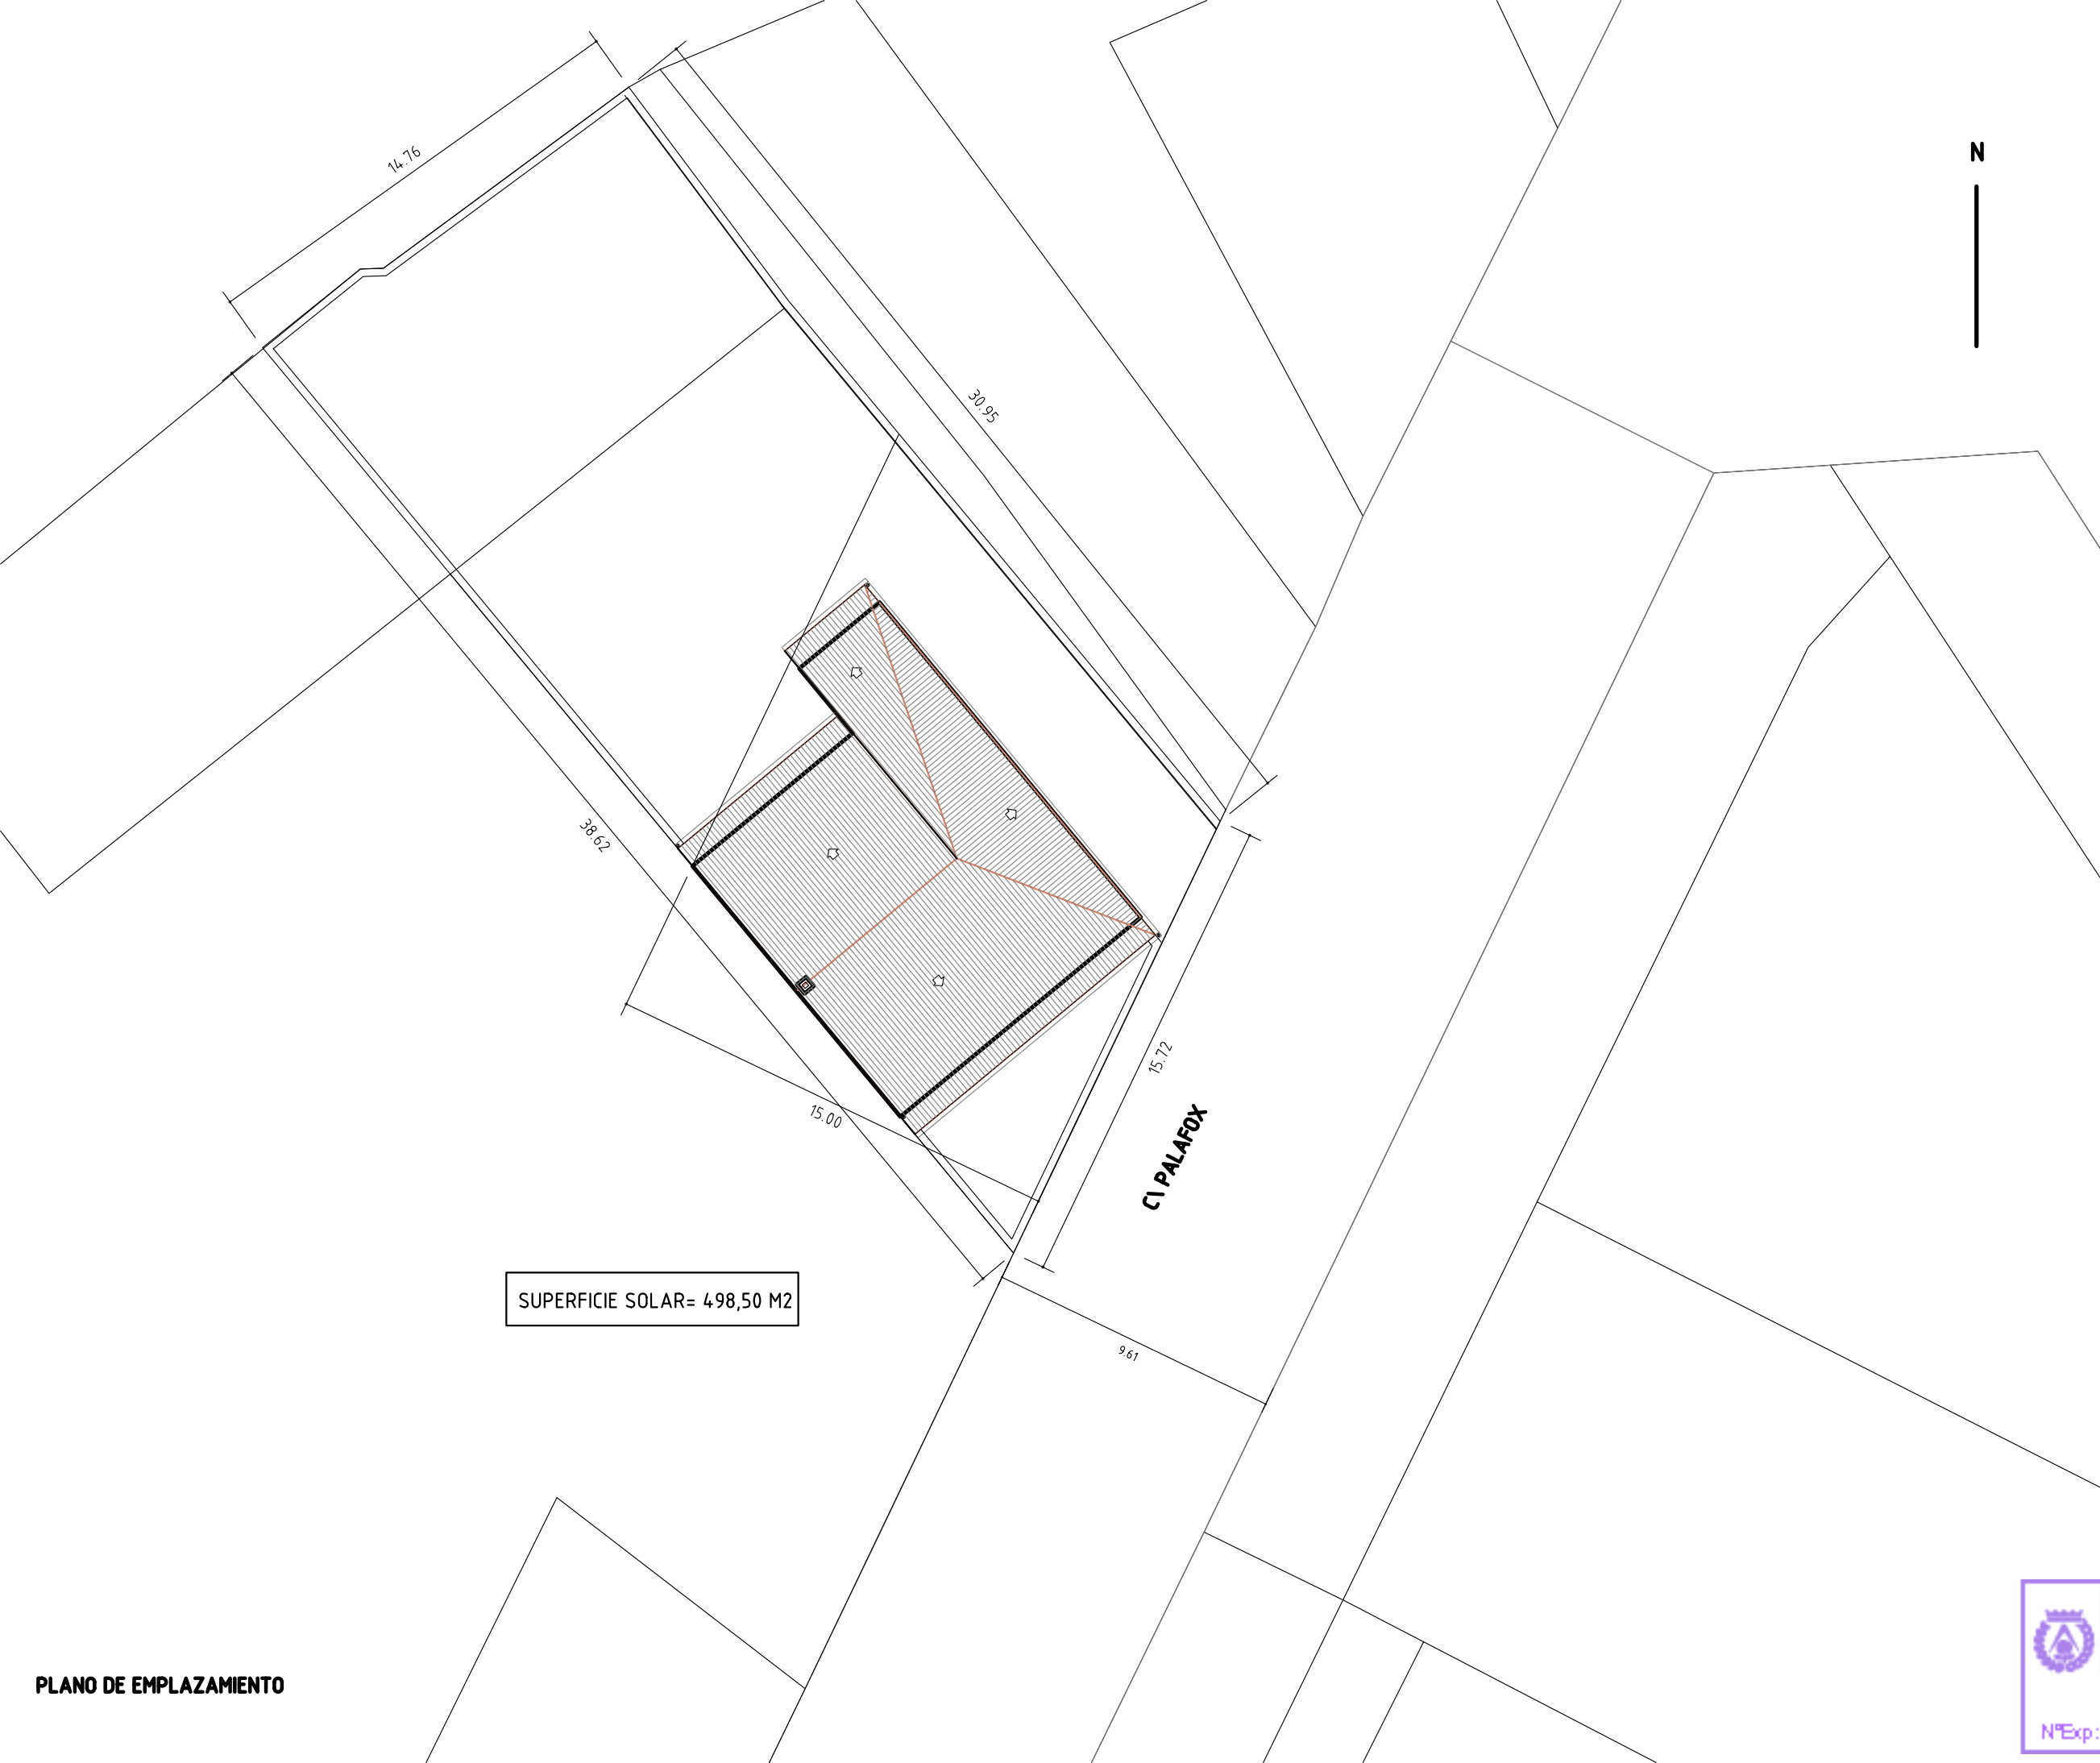

PROYECTO:
BASICO Y DE EJECUCION

EDIFICIO:
VIVIENDA UNIFAMILIAR

PROMOTOR:
**ISABEL FERNANDEZ BAZAN
LUIS MIGUEL CARRERAS**

EMPLAZAMIENTO:
C\ PALAFOX S/N

PLANO:
PLANO DE EMPLAZAMIENTO

ESCALA:
1:200

FECHA:
SEPTIEMBRE-2006

ARQUITECTOS:

LUIS FERNANDEZ RAMON




JESUS LOPEZ MARCO


NUMERO:
2

VISADO


COLEGIO OFICIAL DE ARQUITECTOS DE ARAGON
DEMARCACION DE ZARAGOZA
8- FEB -2007
VISADO
NºExp:2006-027386-400 NºDoc:2006-032524

PLANO DE EMPLAZAMIENTO

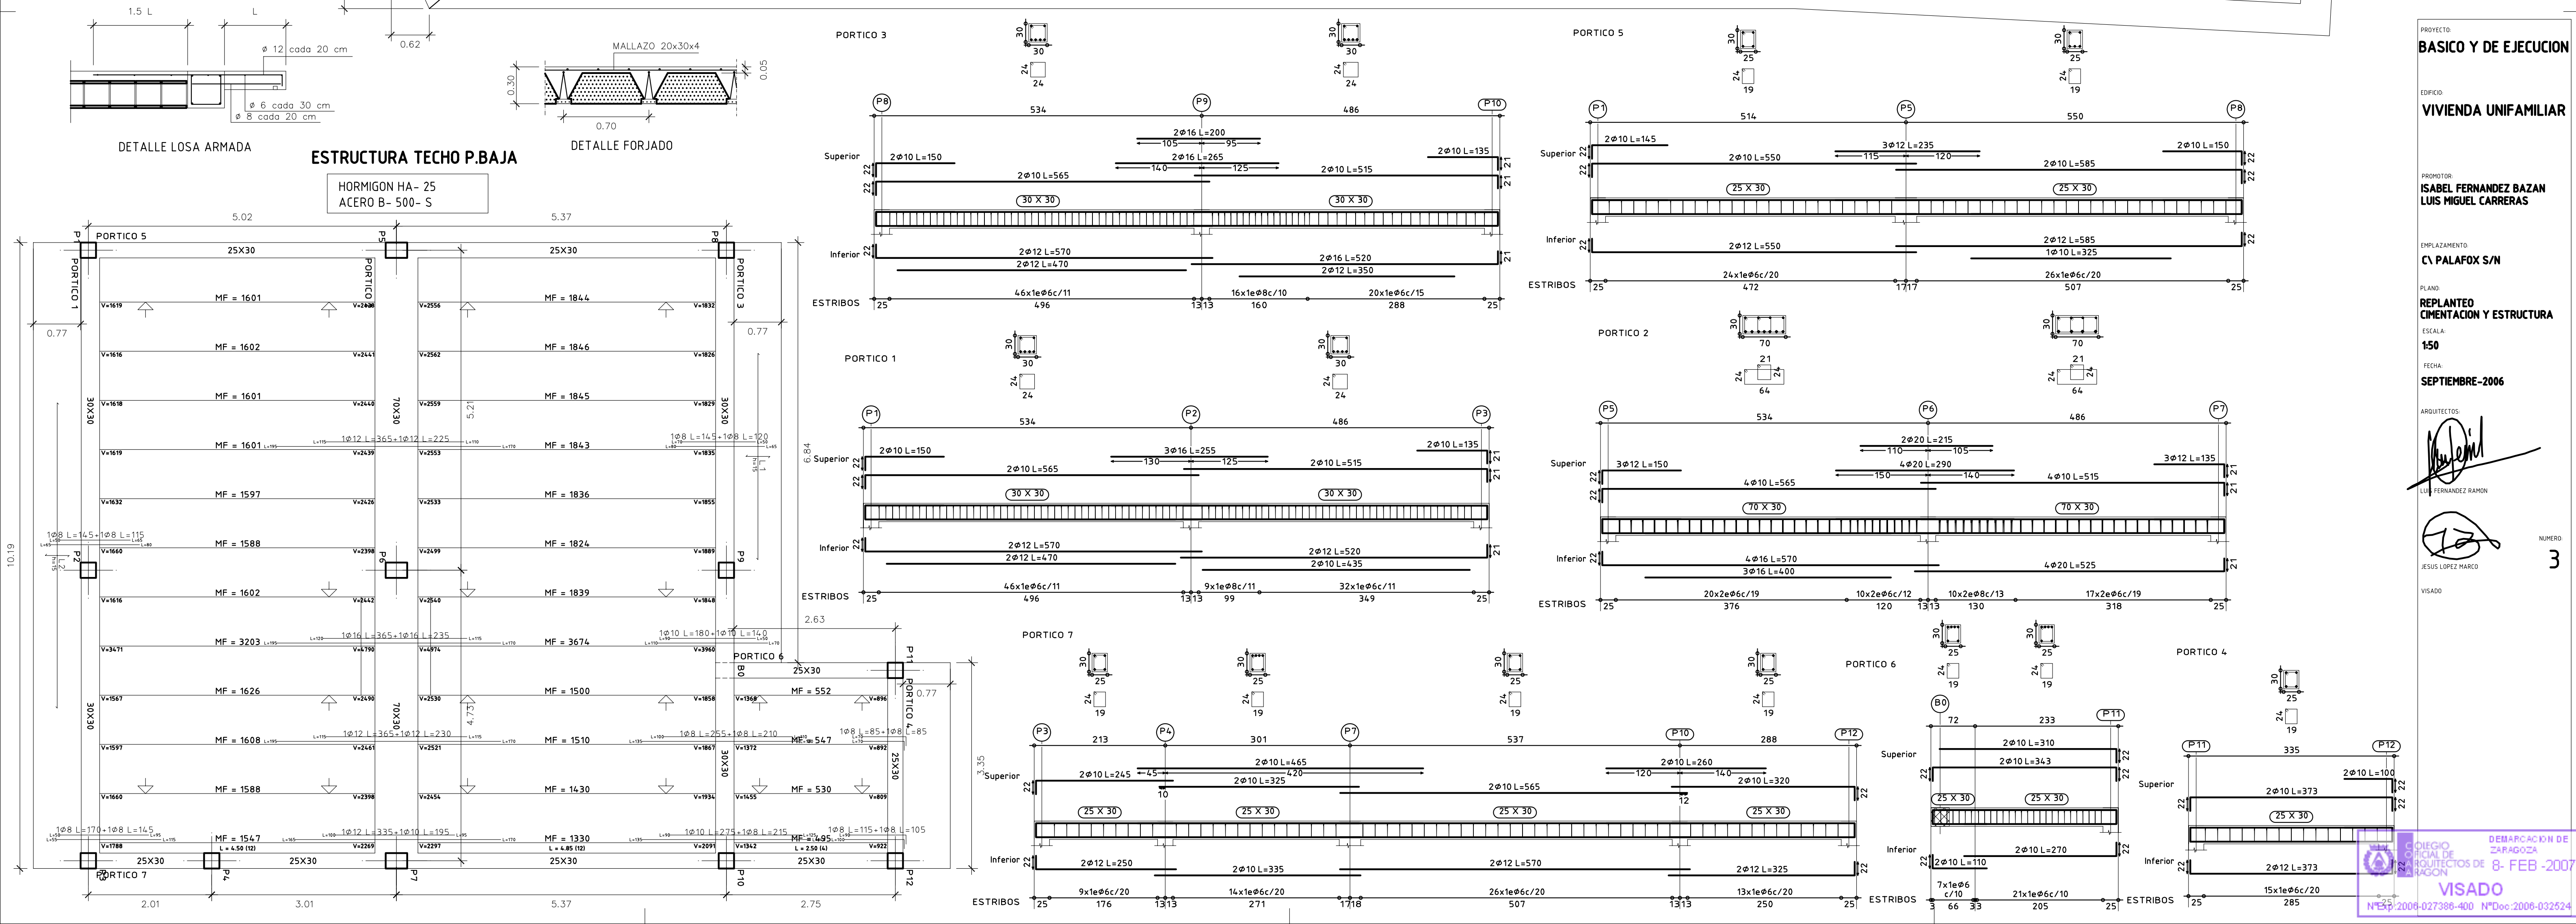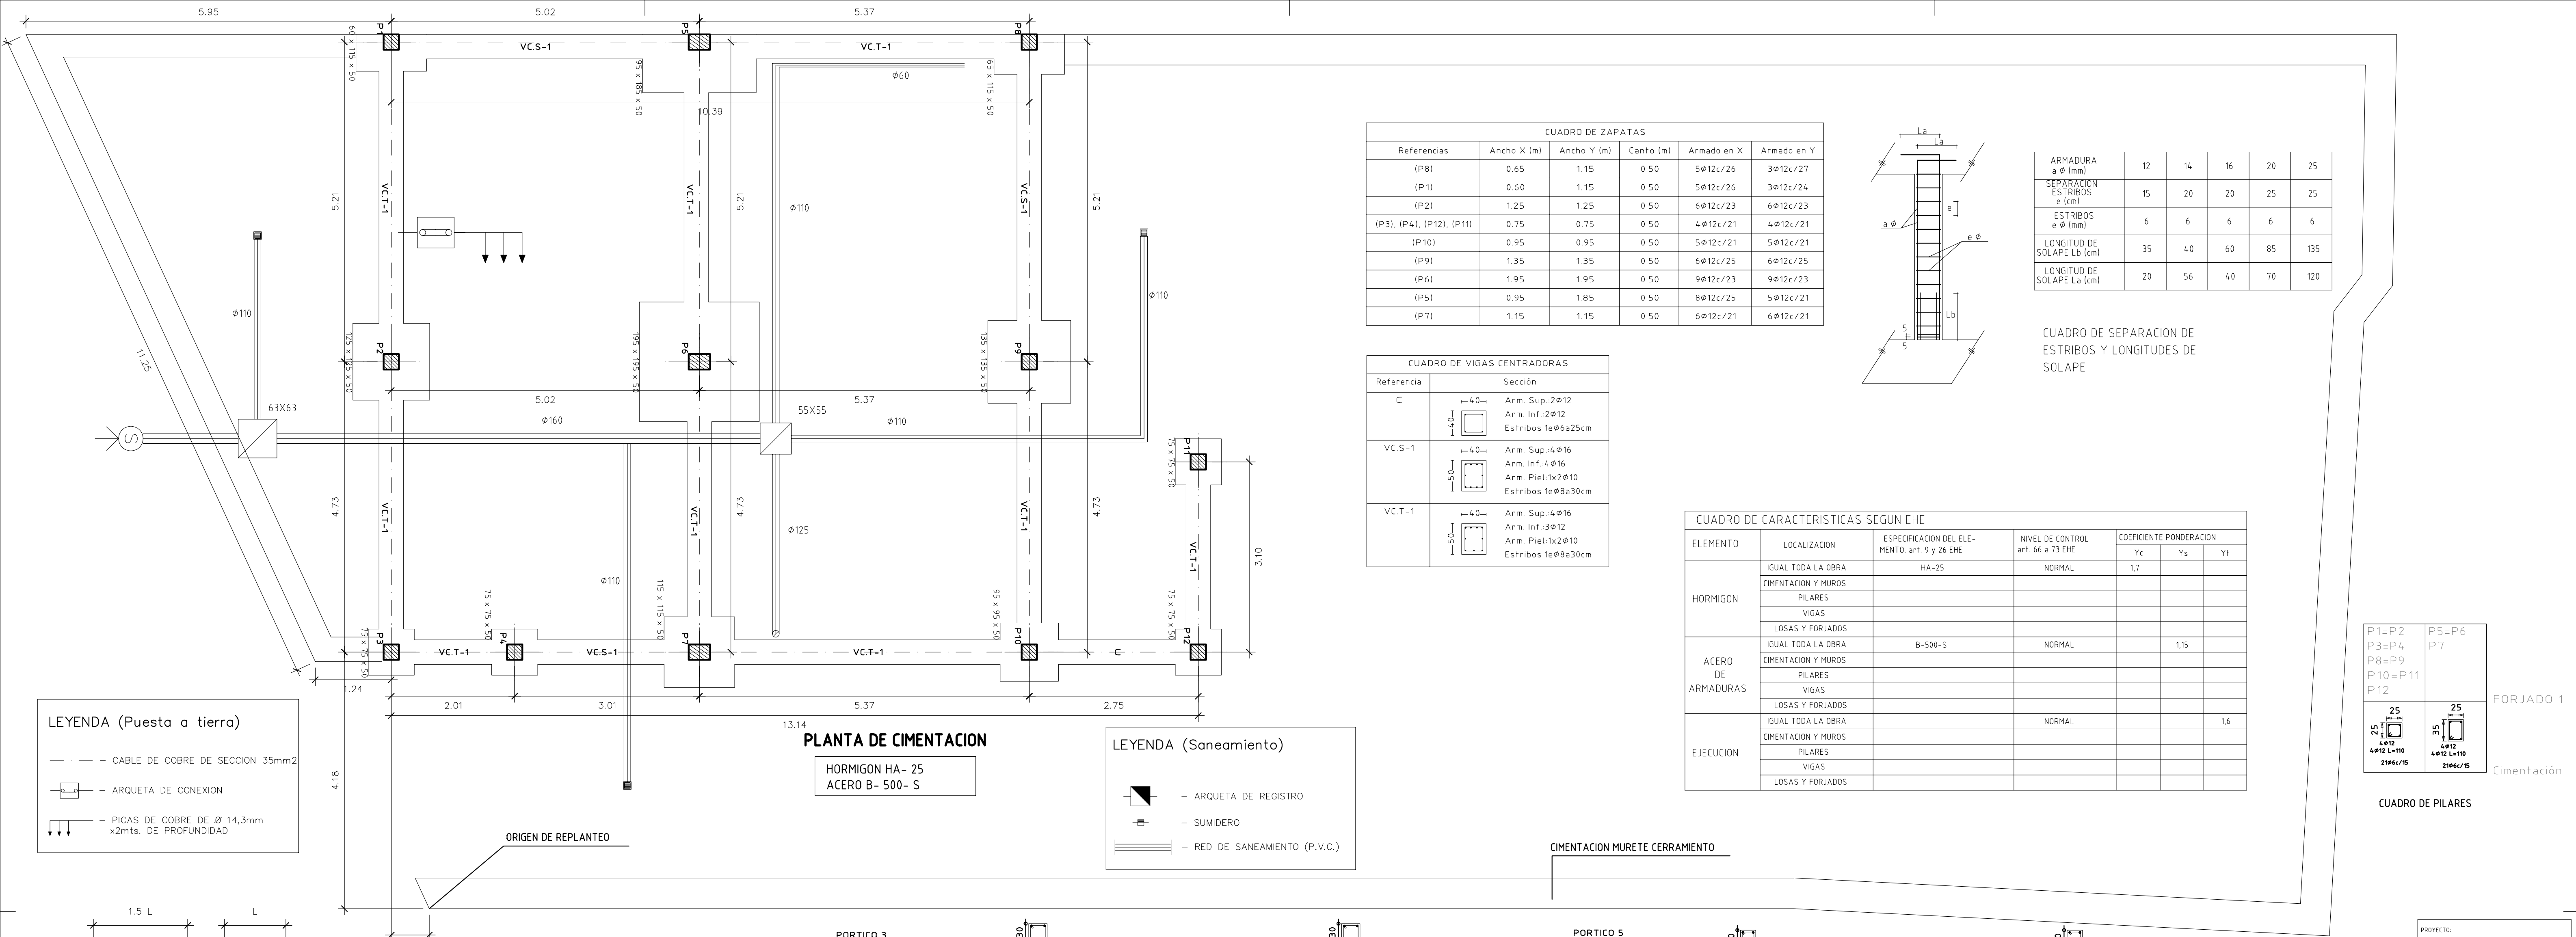

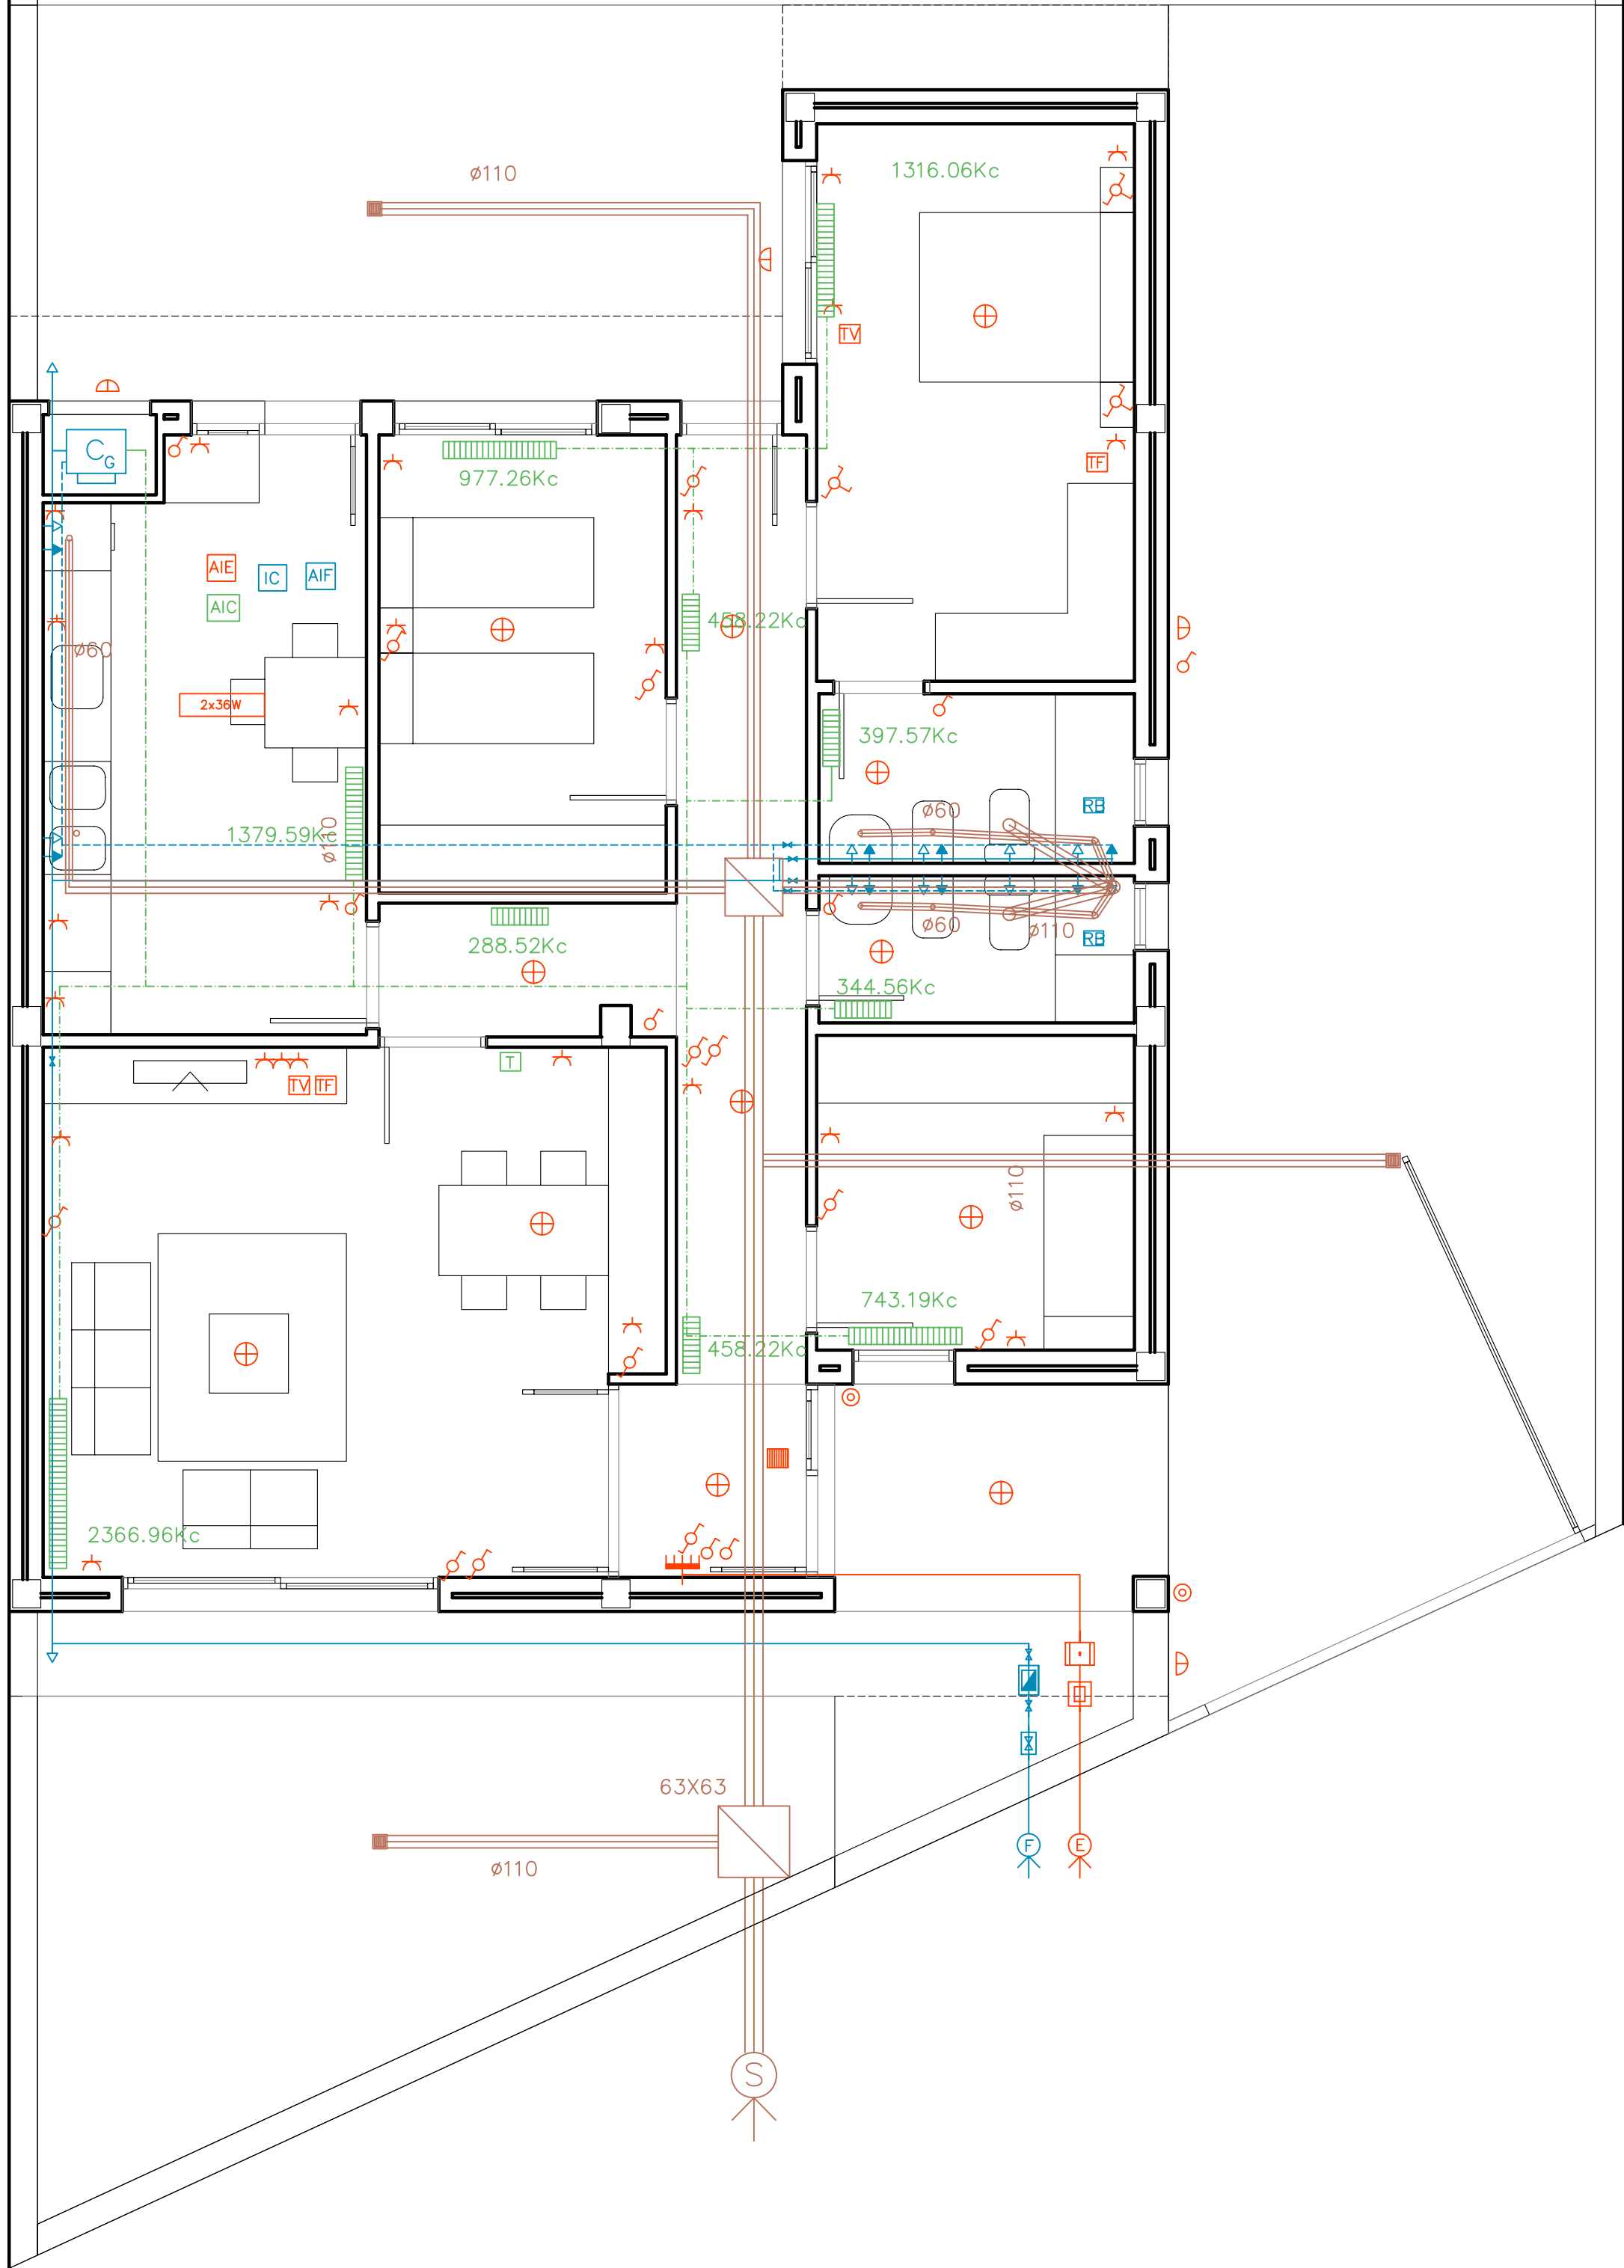


ESQUEMA GENERAL UNIFILAR DE VIVIENDA UNIFAMILIAR

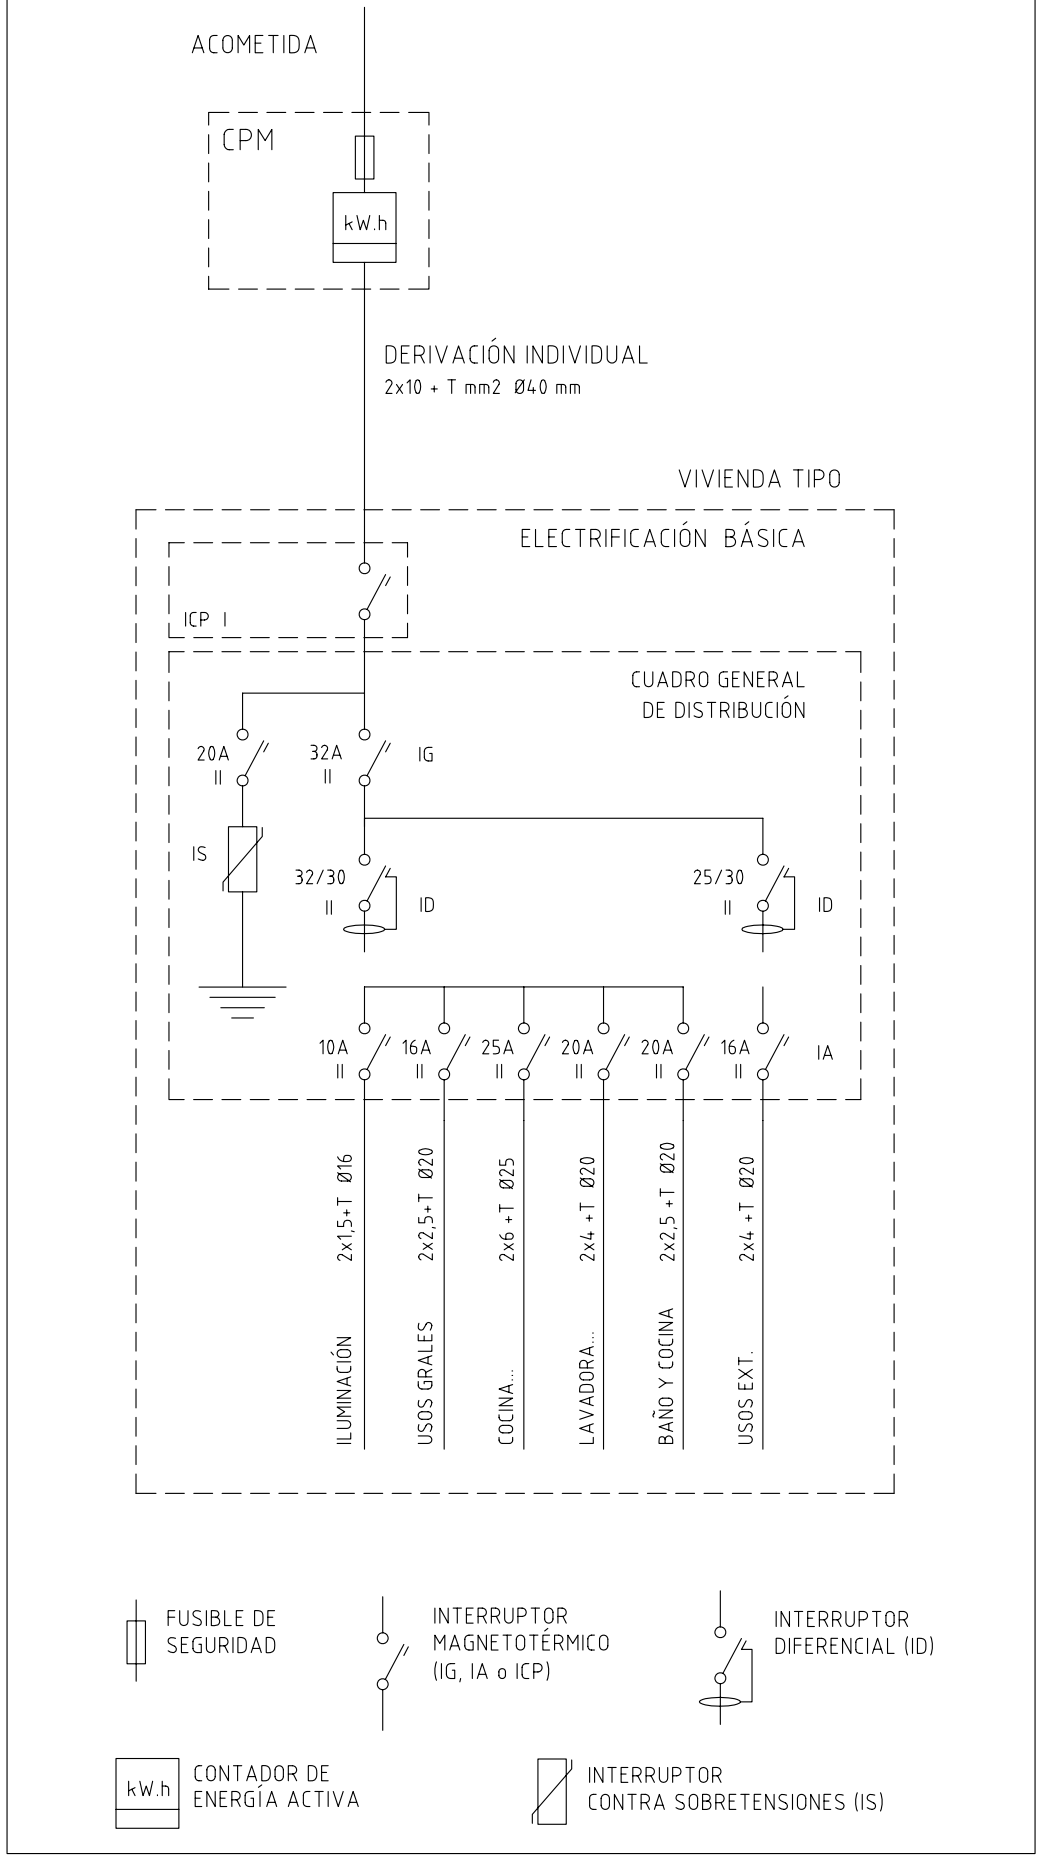

LEYENDA (Saneamiento)

- ARQUETA DE REGISTRO
- SUMIDERO
- RED DE SANEAMIENTO (P.V.C.)

ESQUEMA FONTANERIA INTERIOR

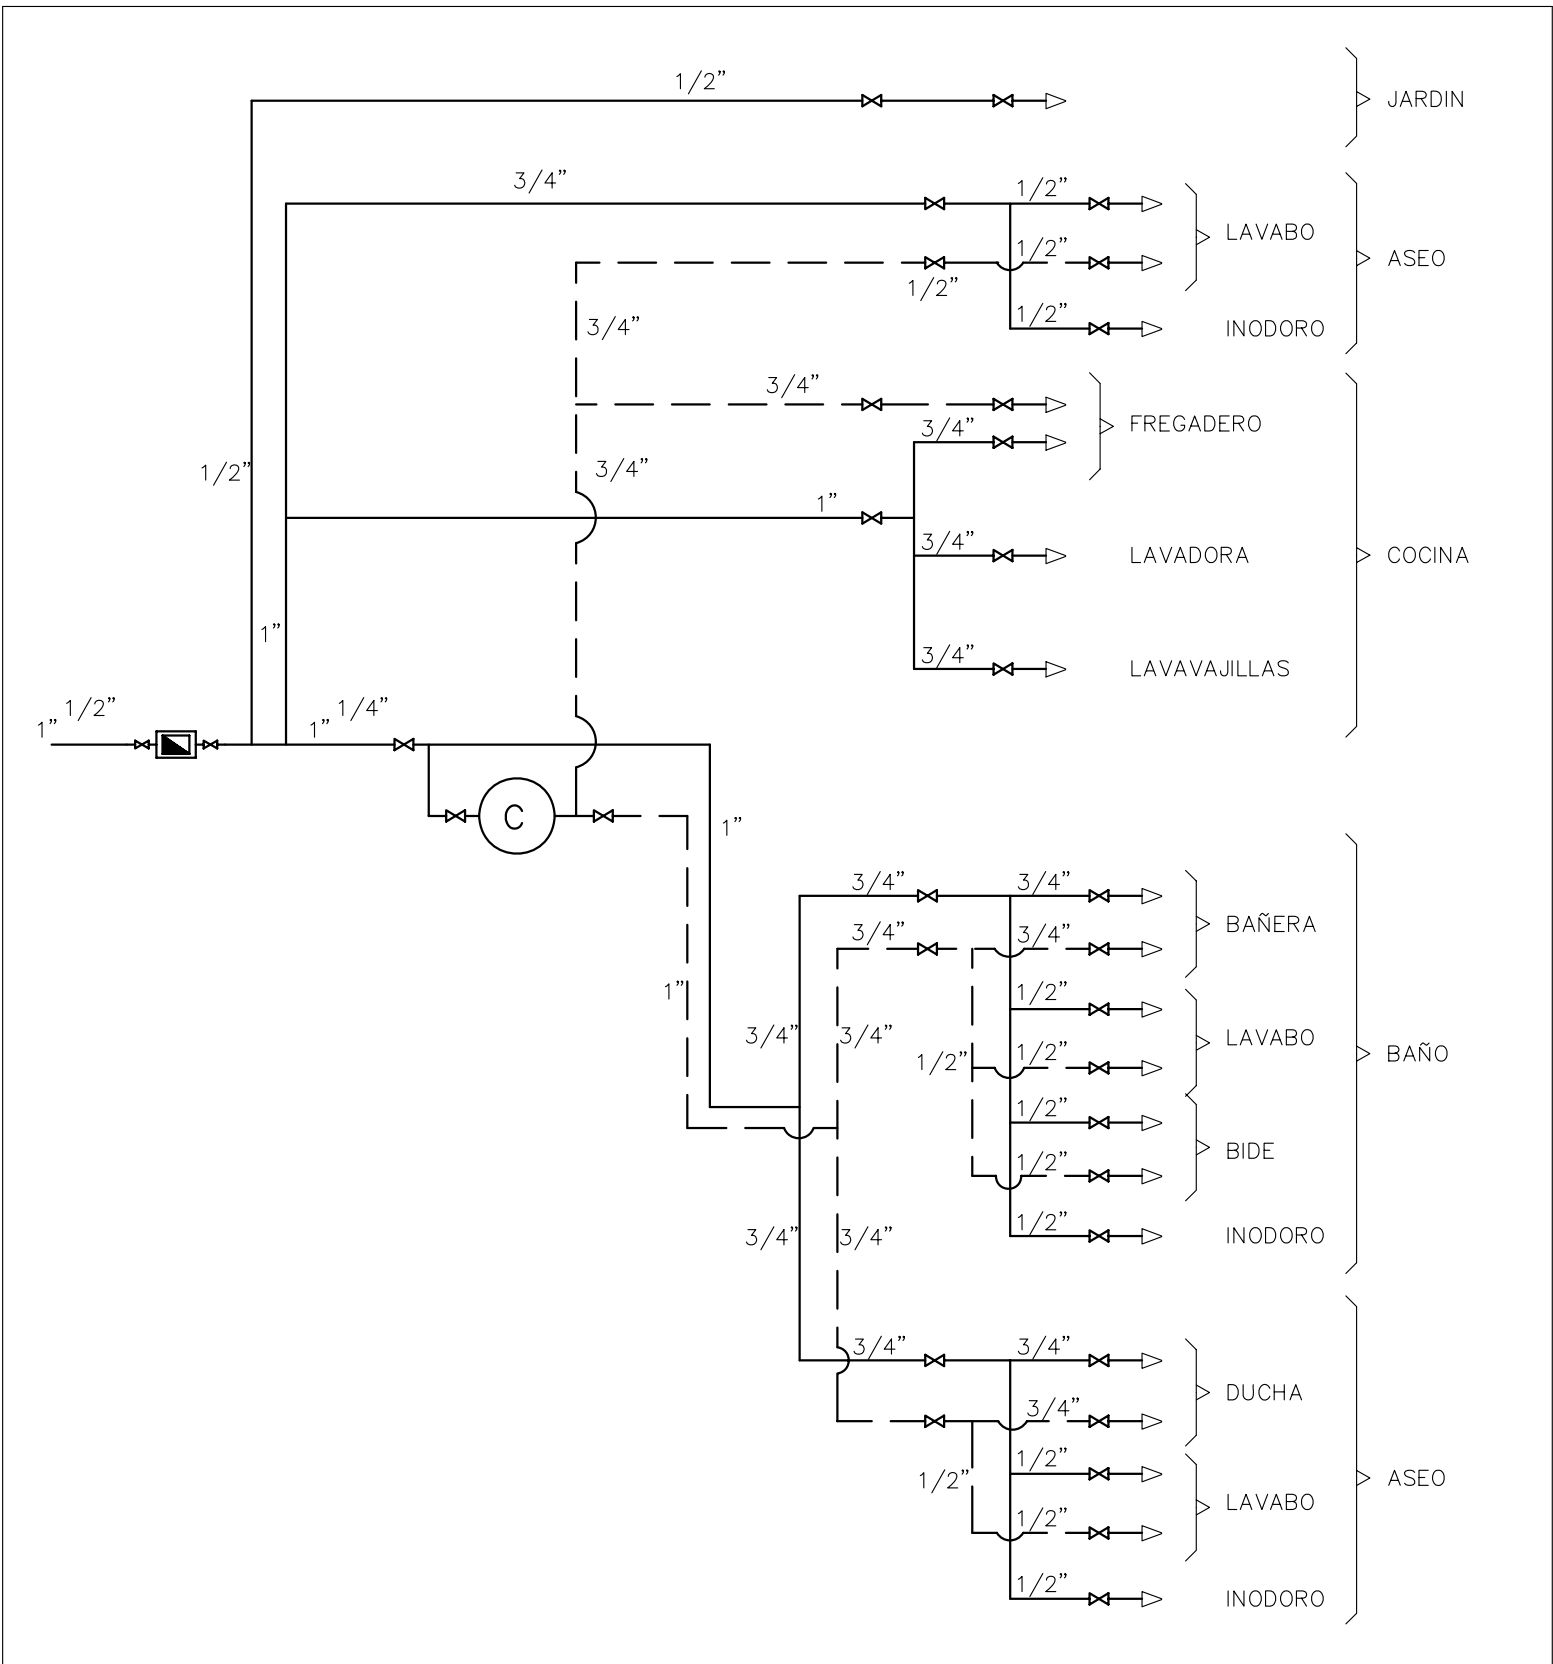

LEYENDA INSTALACION DE FONTANERIA

- CALDERA
- CONTADOR
- LLAVE DE CORTE GENERAL
- LLAVE DE CORTE AGUA FRIA
- LLAVE DE CORTE AGUA CALIENTE
- VALVULA DE RETENCION
- GRIFO DE AGUA FRIA
- GRIFO DE AGUA CALIENTE
- BOMBA
- AYUDA DE ALBAÑILERIA A FONTANERIA
- INSTALACION COMPLETA POR VIVIENDA
- AYUDA DE ALBAÑILERIA A CALEFACCION

LEYENDA INSTALACION ELECTRICA

- CAJA GENERAL DE PROTECCION
- CENTRALIZACION DE CONTADORES
- CUADRO GENERAL DE DSTRIBUCION
- PUNTO DE LUZ DE TECHO
- PUNTO DE LUZ DE PARED
- FLUORESCENTE
- INTERRUPTOR
- CONMUTADOR
- PULSADOR
- ZUMBADOR
- INTERFONO
- BASE DE ENCHUFE 10/16A
- BASE DE ENCHUFE 25A
- AYUDA DE ALBAÑILERIA A ELECTRICIDAD

PROYECTO
BASICO Y DE EJECUCION

EDIFICIO
VIVIENDA UNIFAMILIAR

PROYECTOR:
**ISABEL FERNANDEZ BAZAN
LUIS MIGUEL CARRERAS**

EMPLAZAMIENTO:
CV PALAFOX S/N

PLANO:
INSTALACIONES




ESCALA:
1:50
FECHA:
SEPTIEMBRE-2006

ARQUITECTOS:

LUIS FERNANDEZ RAMON

JESUS LOPEZ MARCO
VISADO


NUMERO
5

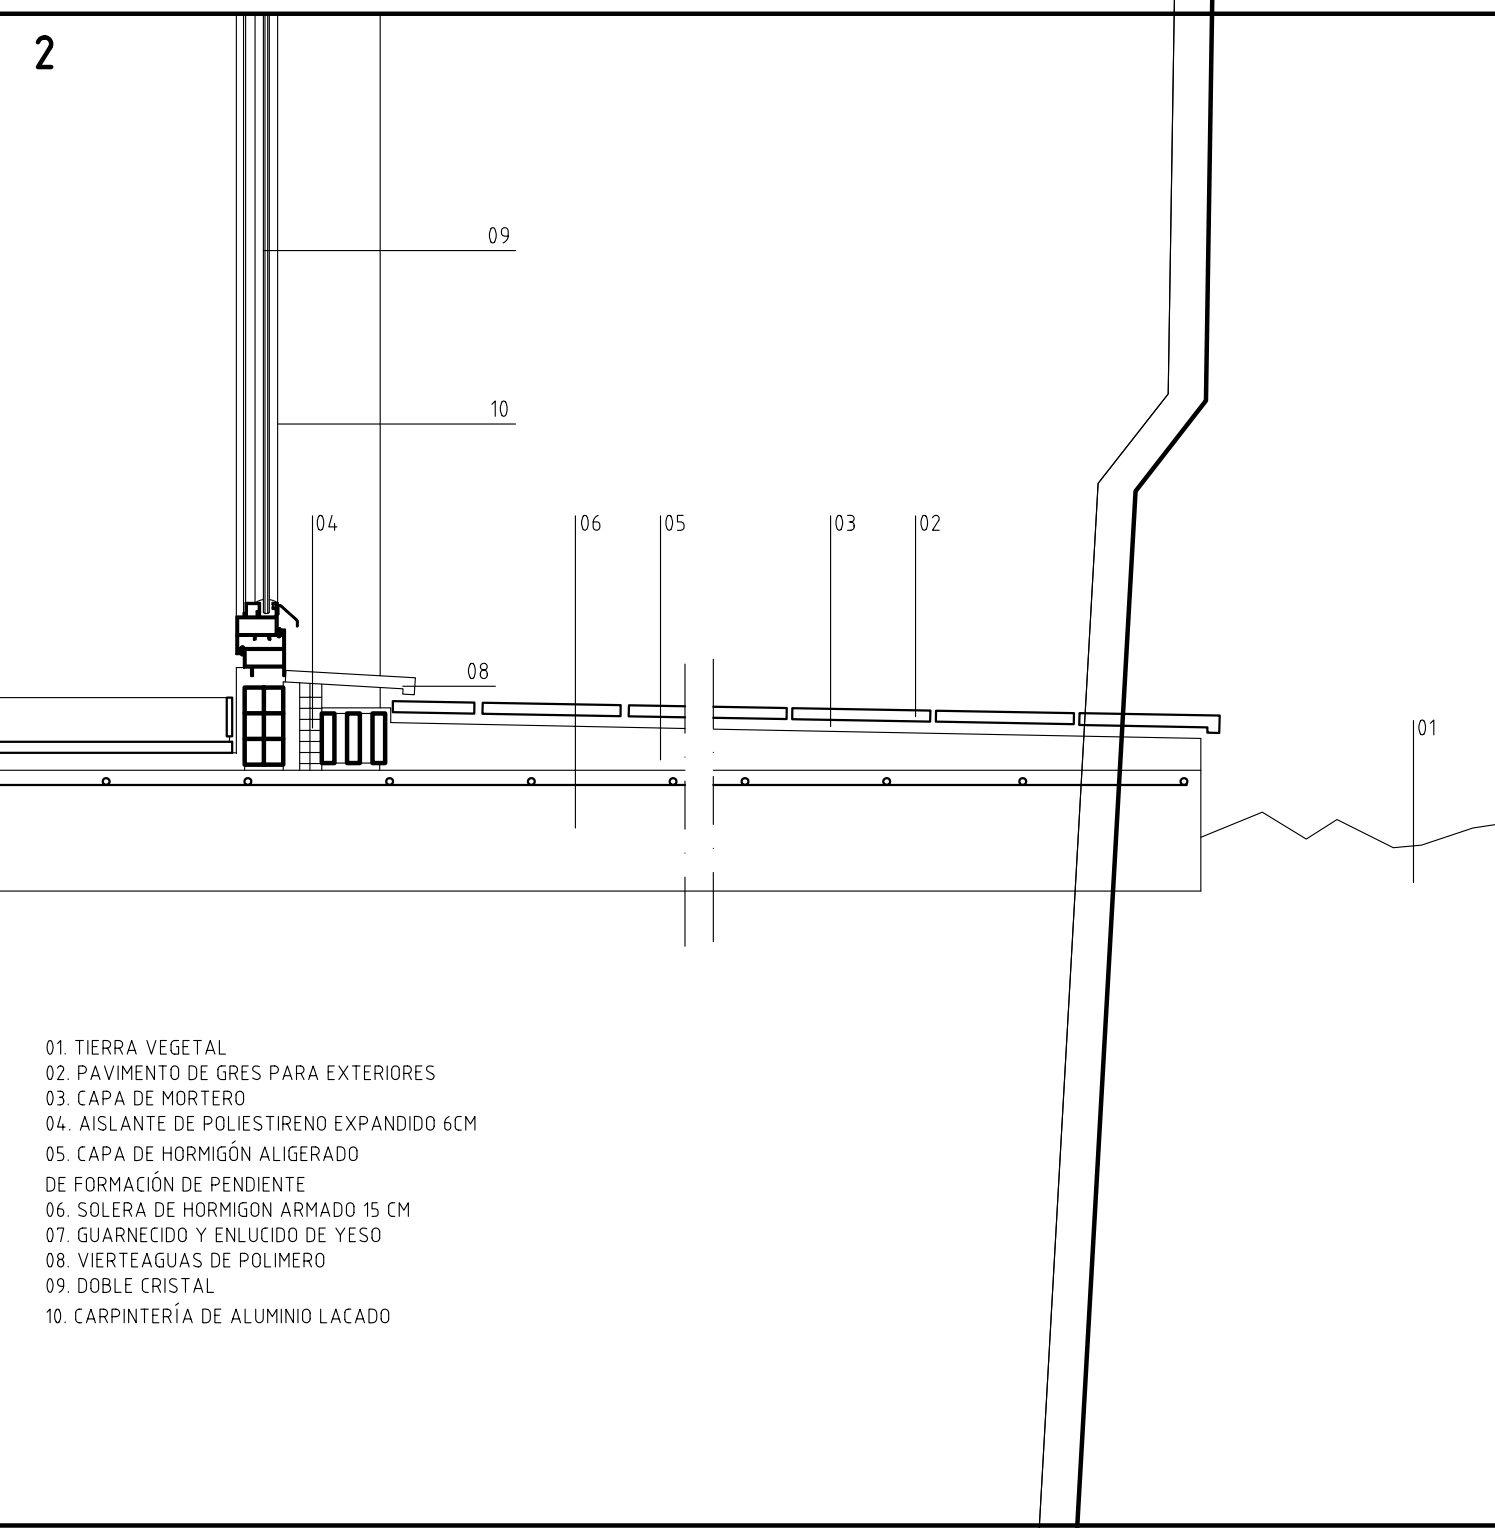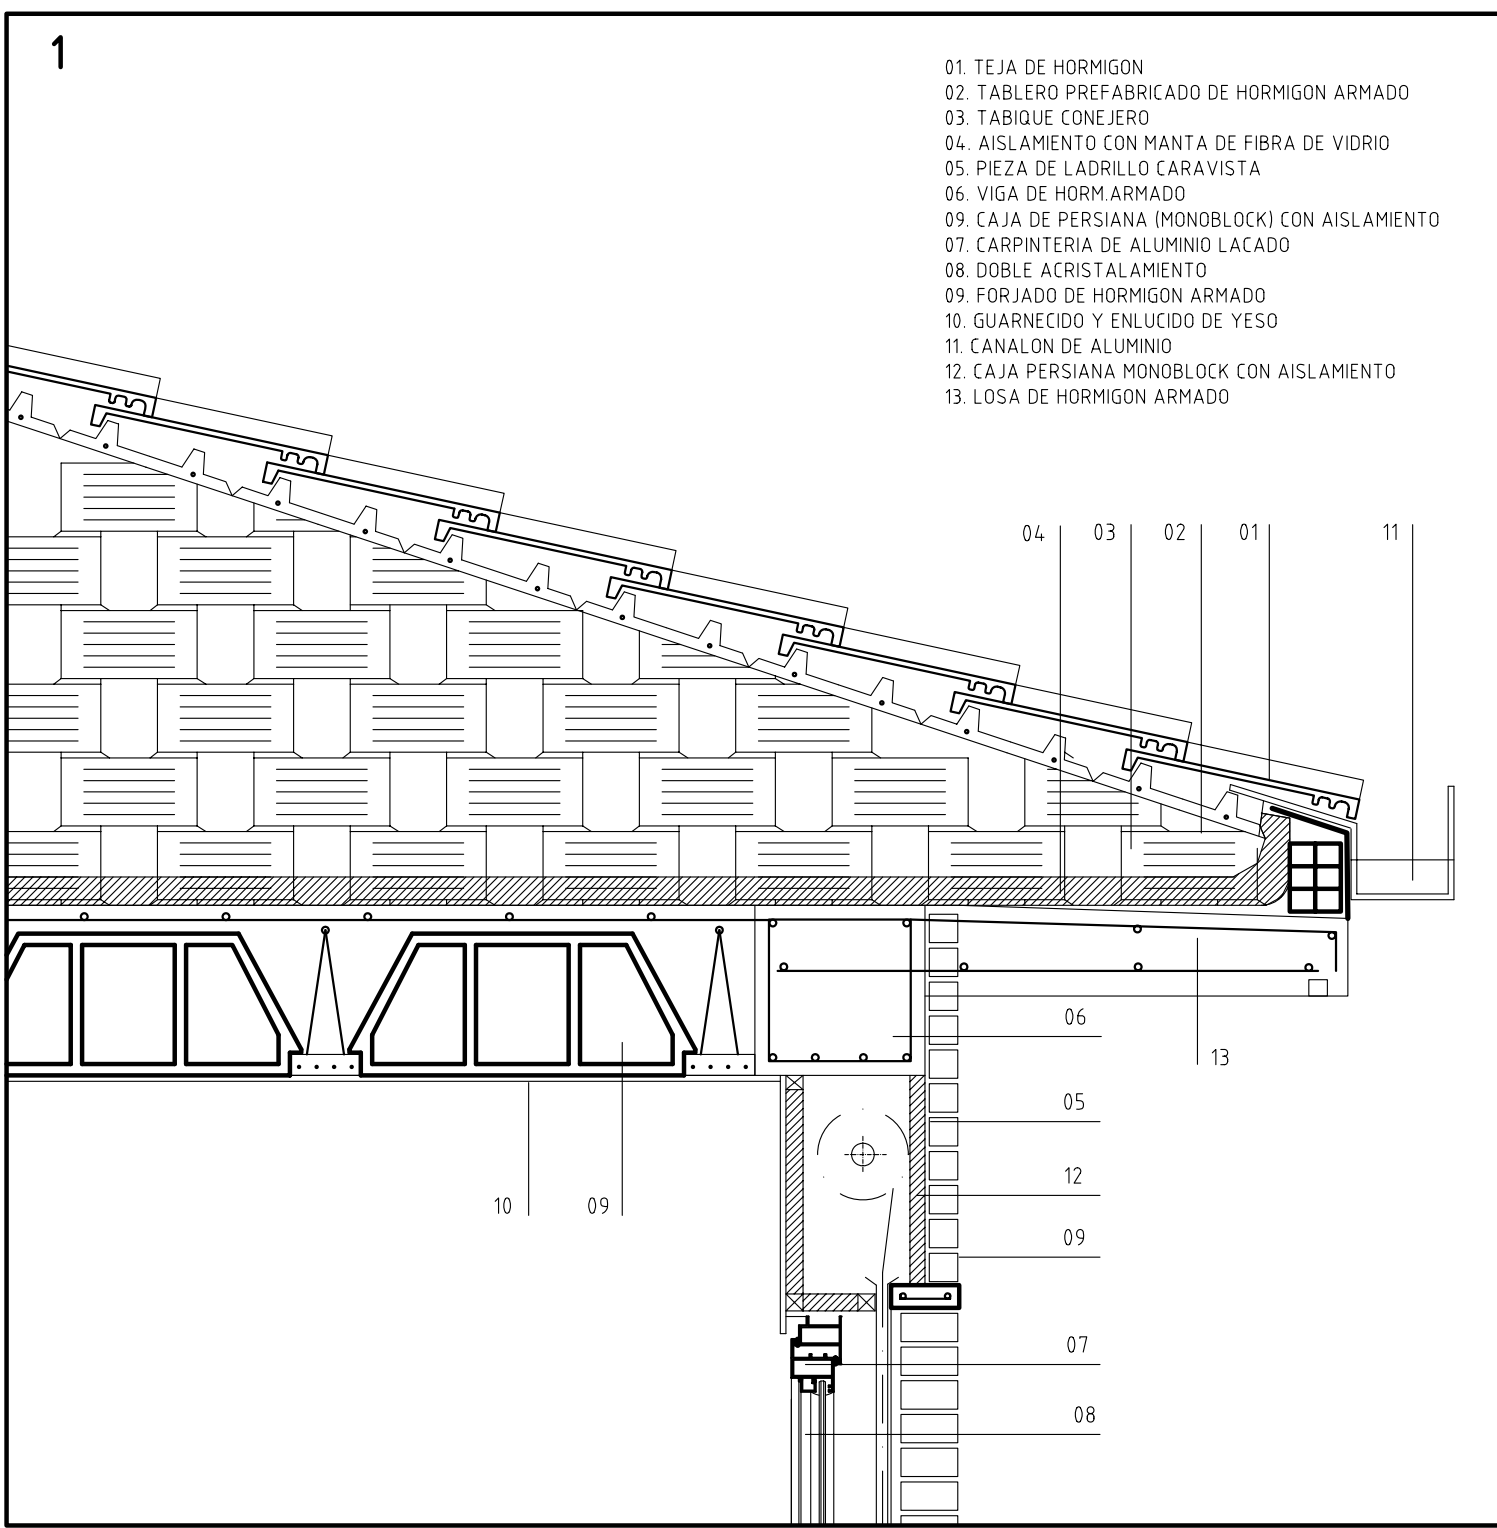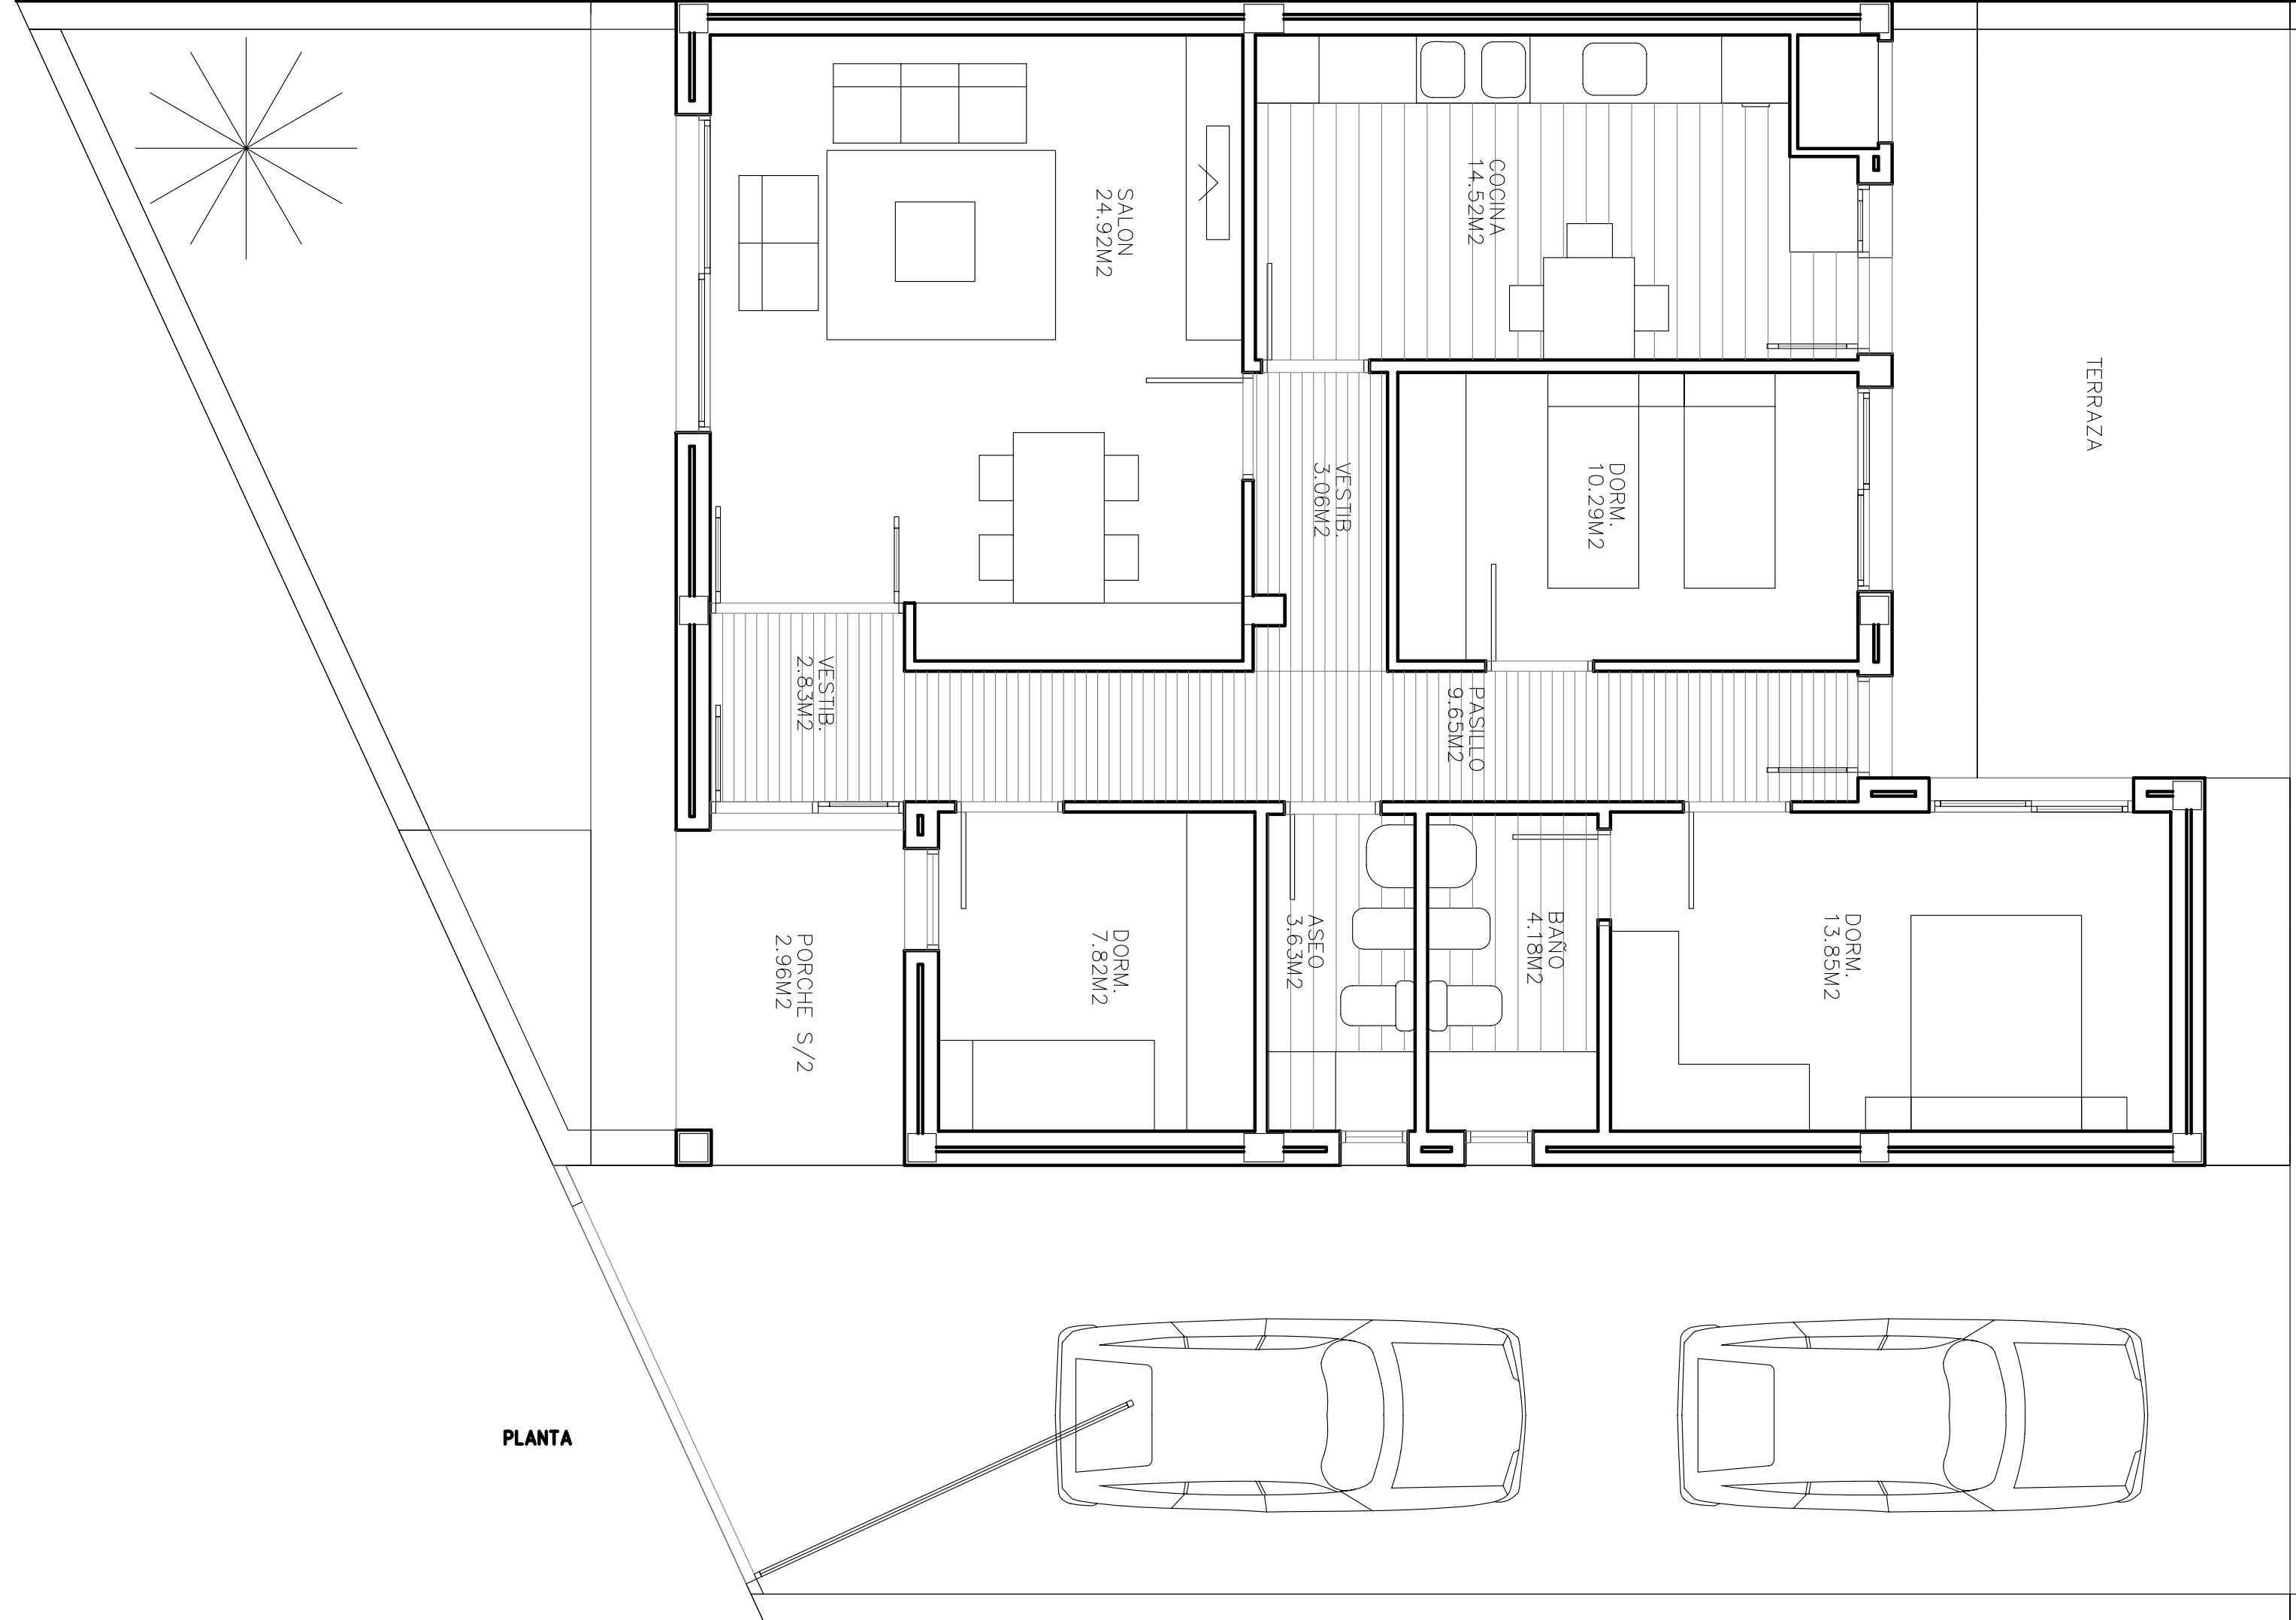

SUPERFICIES m2	
UTIL.	CONST.
91,71	116,11




ALZADO PRINCIPAL

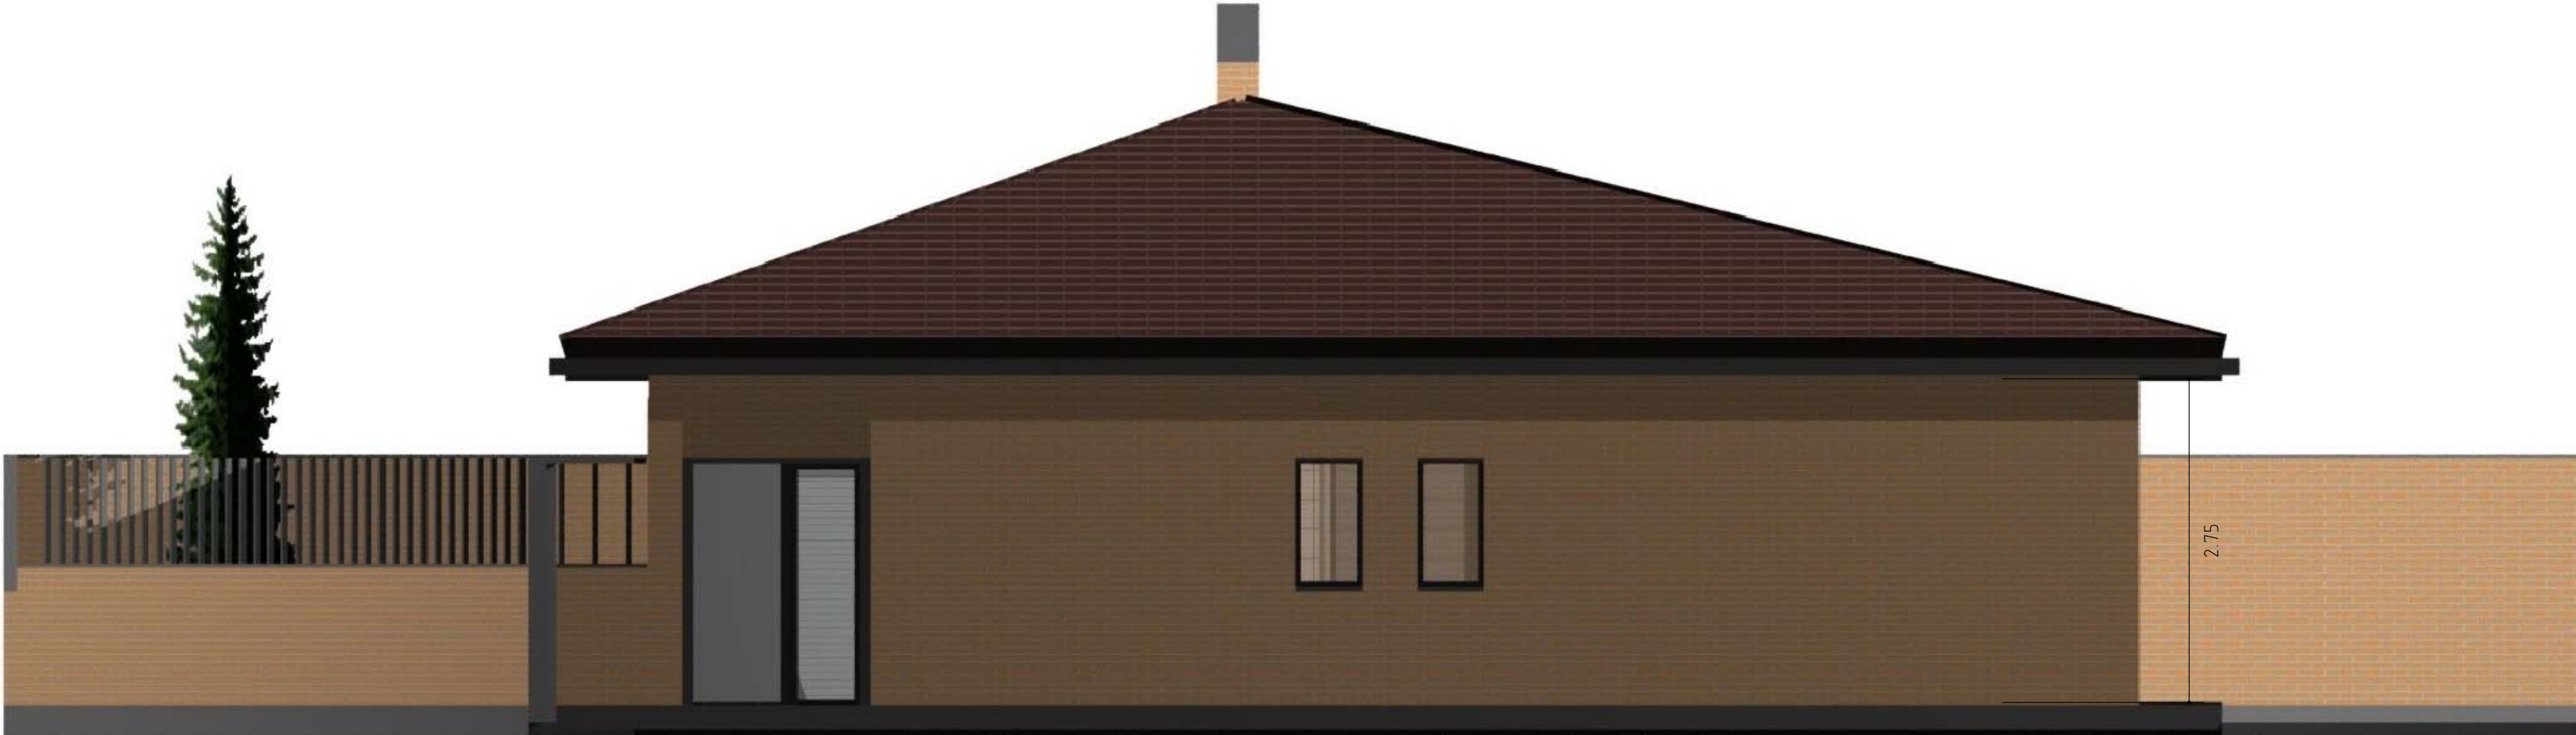

ALZADO LATERAL



ALZADO TRASERO

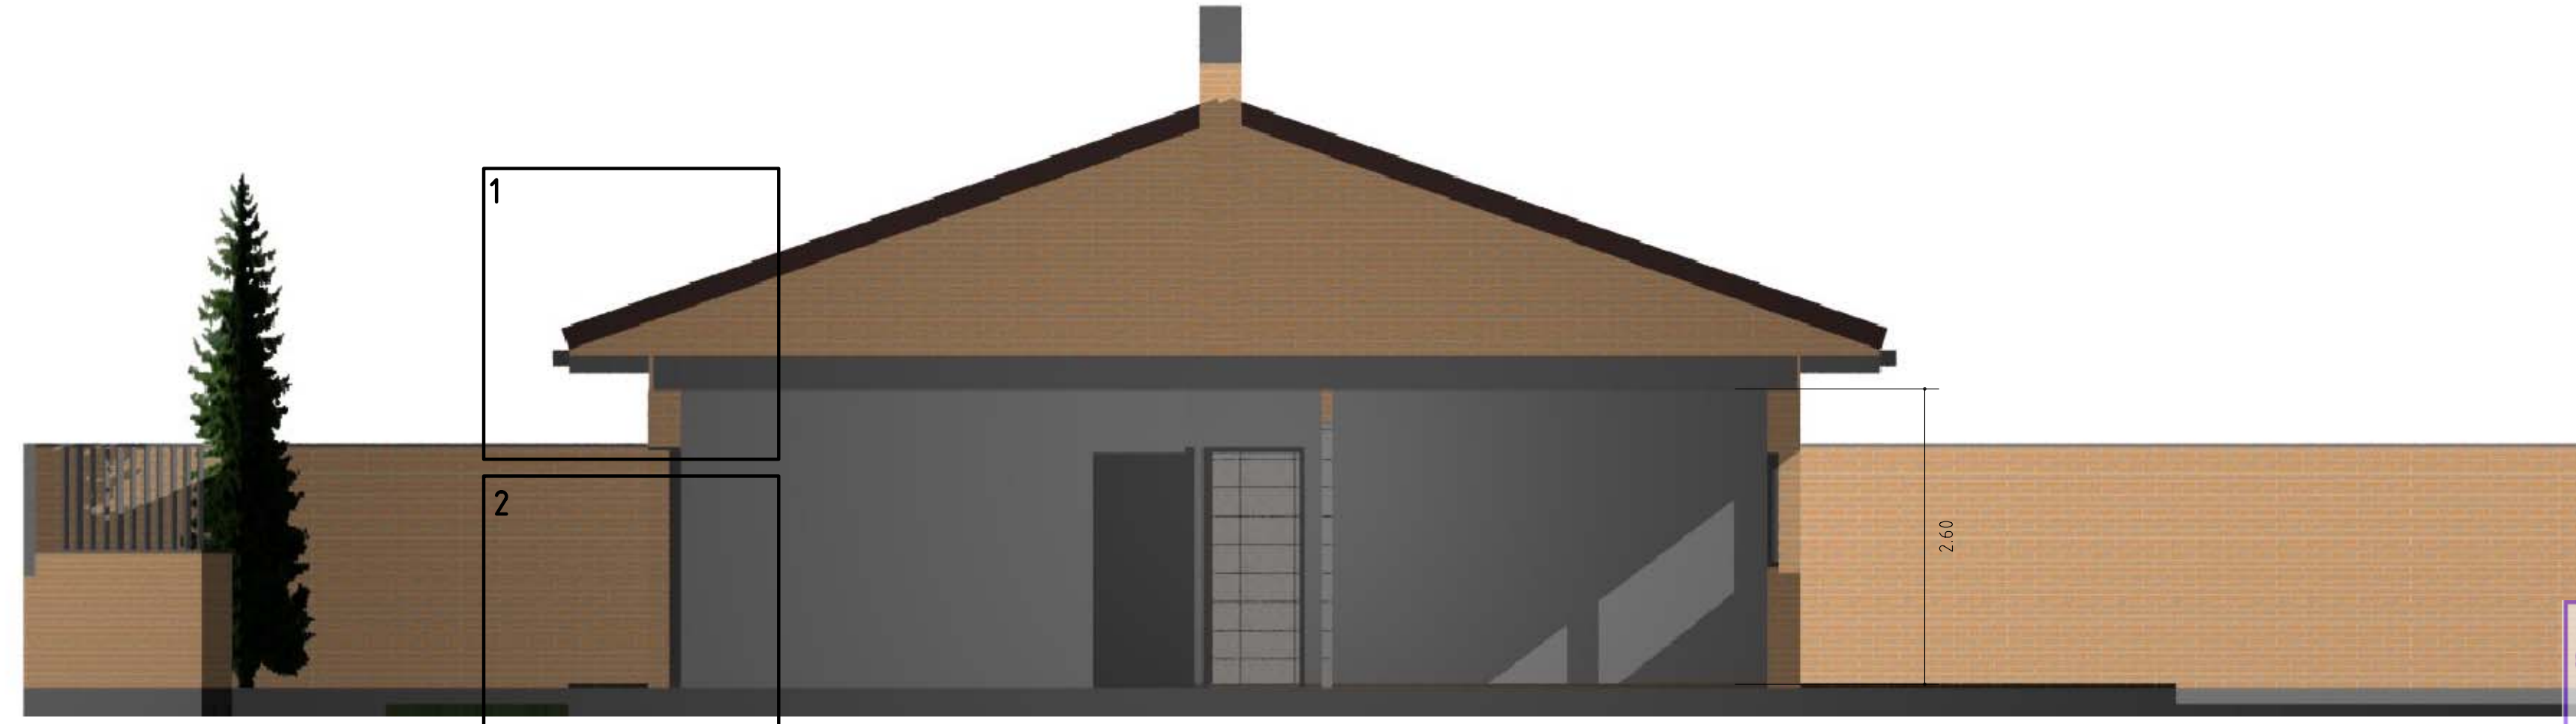

SECCION

PROYECTO:
BASICO Y DE EJECUCION

EDIFICIO:
VIVIENDA UNIFAMILIAR

PROMOTOR:
**ISABEL FERNANDEZ BAZAN
LUIS MIGUEL CARRERAS**

EMPLAZAMIENTO:
CV PALAFOX S/N

PLANO:
**DISTRIBUCION Y SUPERFICIES
ALZADOS Y SECCIONES**

ESCALA:
1:50

FECHA:
SEPTIEMBRE-2006

ARQUITECTOS:

LUIS FERNANDEZ RAMON

NUMERO:
6

VISADO:

JESUS LOPEZ MARCO