


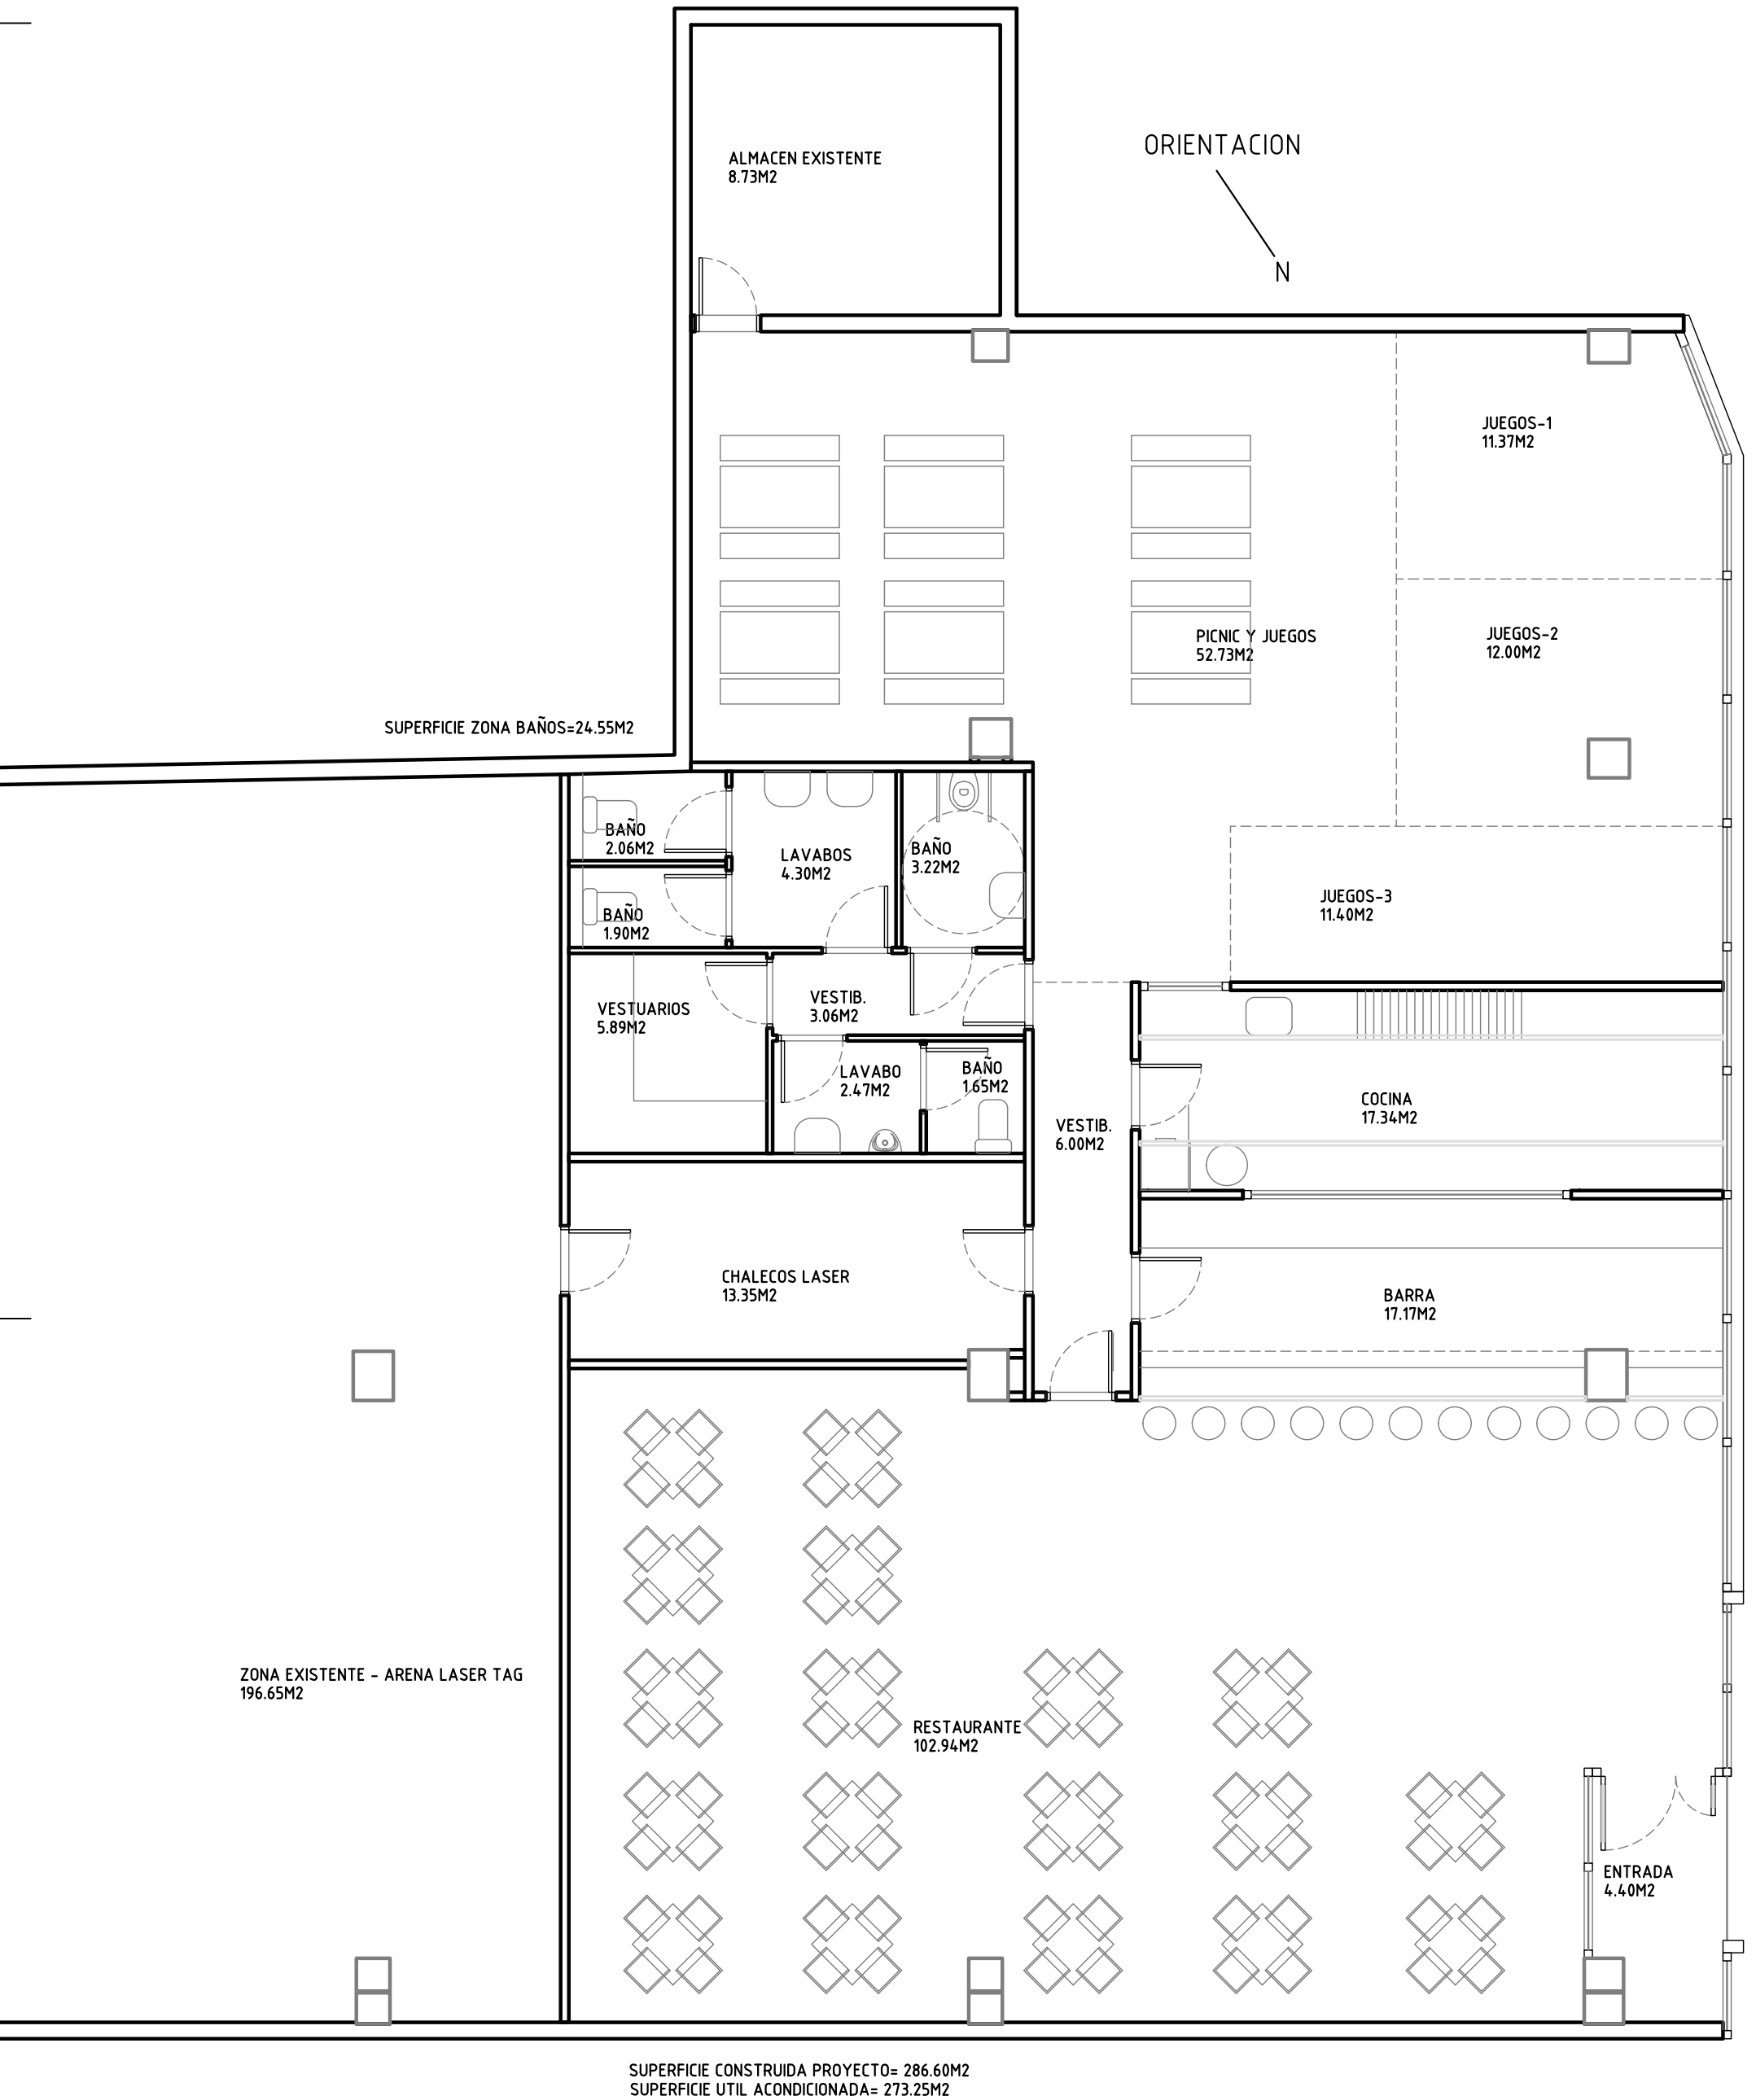

**ACONDICIONAMIENTO PARCIAL DE LOCAL PARA
RESTAURANTE, BAR Y ACTIVIDADES RECREATIVAS**

FECHA: FEBRERO-2017

ESCALA: 1/75

PROMOTOR: MARNALASER S.L.
EMPLAZAMIENTO: LOCAL B2 CENTRO COMERCIAL "LOS PORCHES DEL AUDIORAMA"
POBLACION: ZARAGOZA
PLANO: DISTRIBUCION ESTADO REFORMADO
ARQUITECTOS: J.LOPEZ - J.MARIN

NUMERO:


03




LEYENDA DE ILUMINACION	
ALUMBRADO INTERIOR	
A	Luminaria suspendida tipo Downlight, de 320 mm de diámetro y 355 mm de altura, para lámpara fluorescente triple TC-TEL de 26 W, modelo Miniyes 1x26W TC-TEL Reflector "LAMP" (x 22)
B	Luminaria lineal, de 1486x85x85 mm, para 1 lámpara fluorescente T5 de 80 W (x 16)
C	Luminaria de techo Downlight, de 81 mm de diámetro y 40 mm de altura, para 5 led de 1 W (x 11)
D	Luminaria de techo Downlight, de 250 mm de diámetro, para 2 lámparas fluorescentes TC-D de 18W (x 6)
E	Aplique de pared, de 402x130x400 mm, para 1 lámpara fluorescente TC-L de 24 W (x 7)
F	Luminaria de empotrar cuadrada (modular), de 597x597 mm, para 3 lámparas fluorescentes T5 de 14 W, rendimiento 69% (x 1)
ALUMBRADO DE EMERGENCIA	
A	Luminaria de emergencia, con tubo lineal fluorescente, 6 W - G5, flujo luminoso 155 lúmenes (x 24)
5 lux	Punto de comprobación de iluminancia horizontal mínima (5 lux) para el alumbrado de emergencia: equipos de seguridad, instalaciones de protección contra incendios de utilización manual y cuadros de distribución del alumbrado (Art. 2.3 SU 4).

LEYENDA INSTALACION ELECTRICA	
	Caja general de protección
	Contador
	Cuadro o subcuadro de distribución
	Punto de luz de techo
	Punto de luz de pared
	Fluorescente de techo estanco
	Interruptor
	Conmutador
	Base de enchufe de 10/16A
	Base de enchufe de 25A
	Base de enchufe de 10/16A estanco


LEYENDA INSTALACION CONTRA INCENDIOS	
	Extintor portátil de polvo ABC
	Extintor de anhídrido carbónico (CO2)
A	Luminaria de emergencia (fluorescente)
	Boca de incendio equipada, 45mm
	Central de detección automática de incendios
	Sirena acústica interior
	Detector termovelocimétrico
	Detector óptico de humos

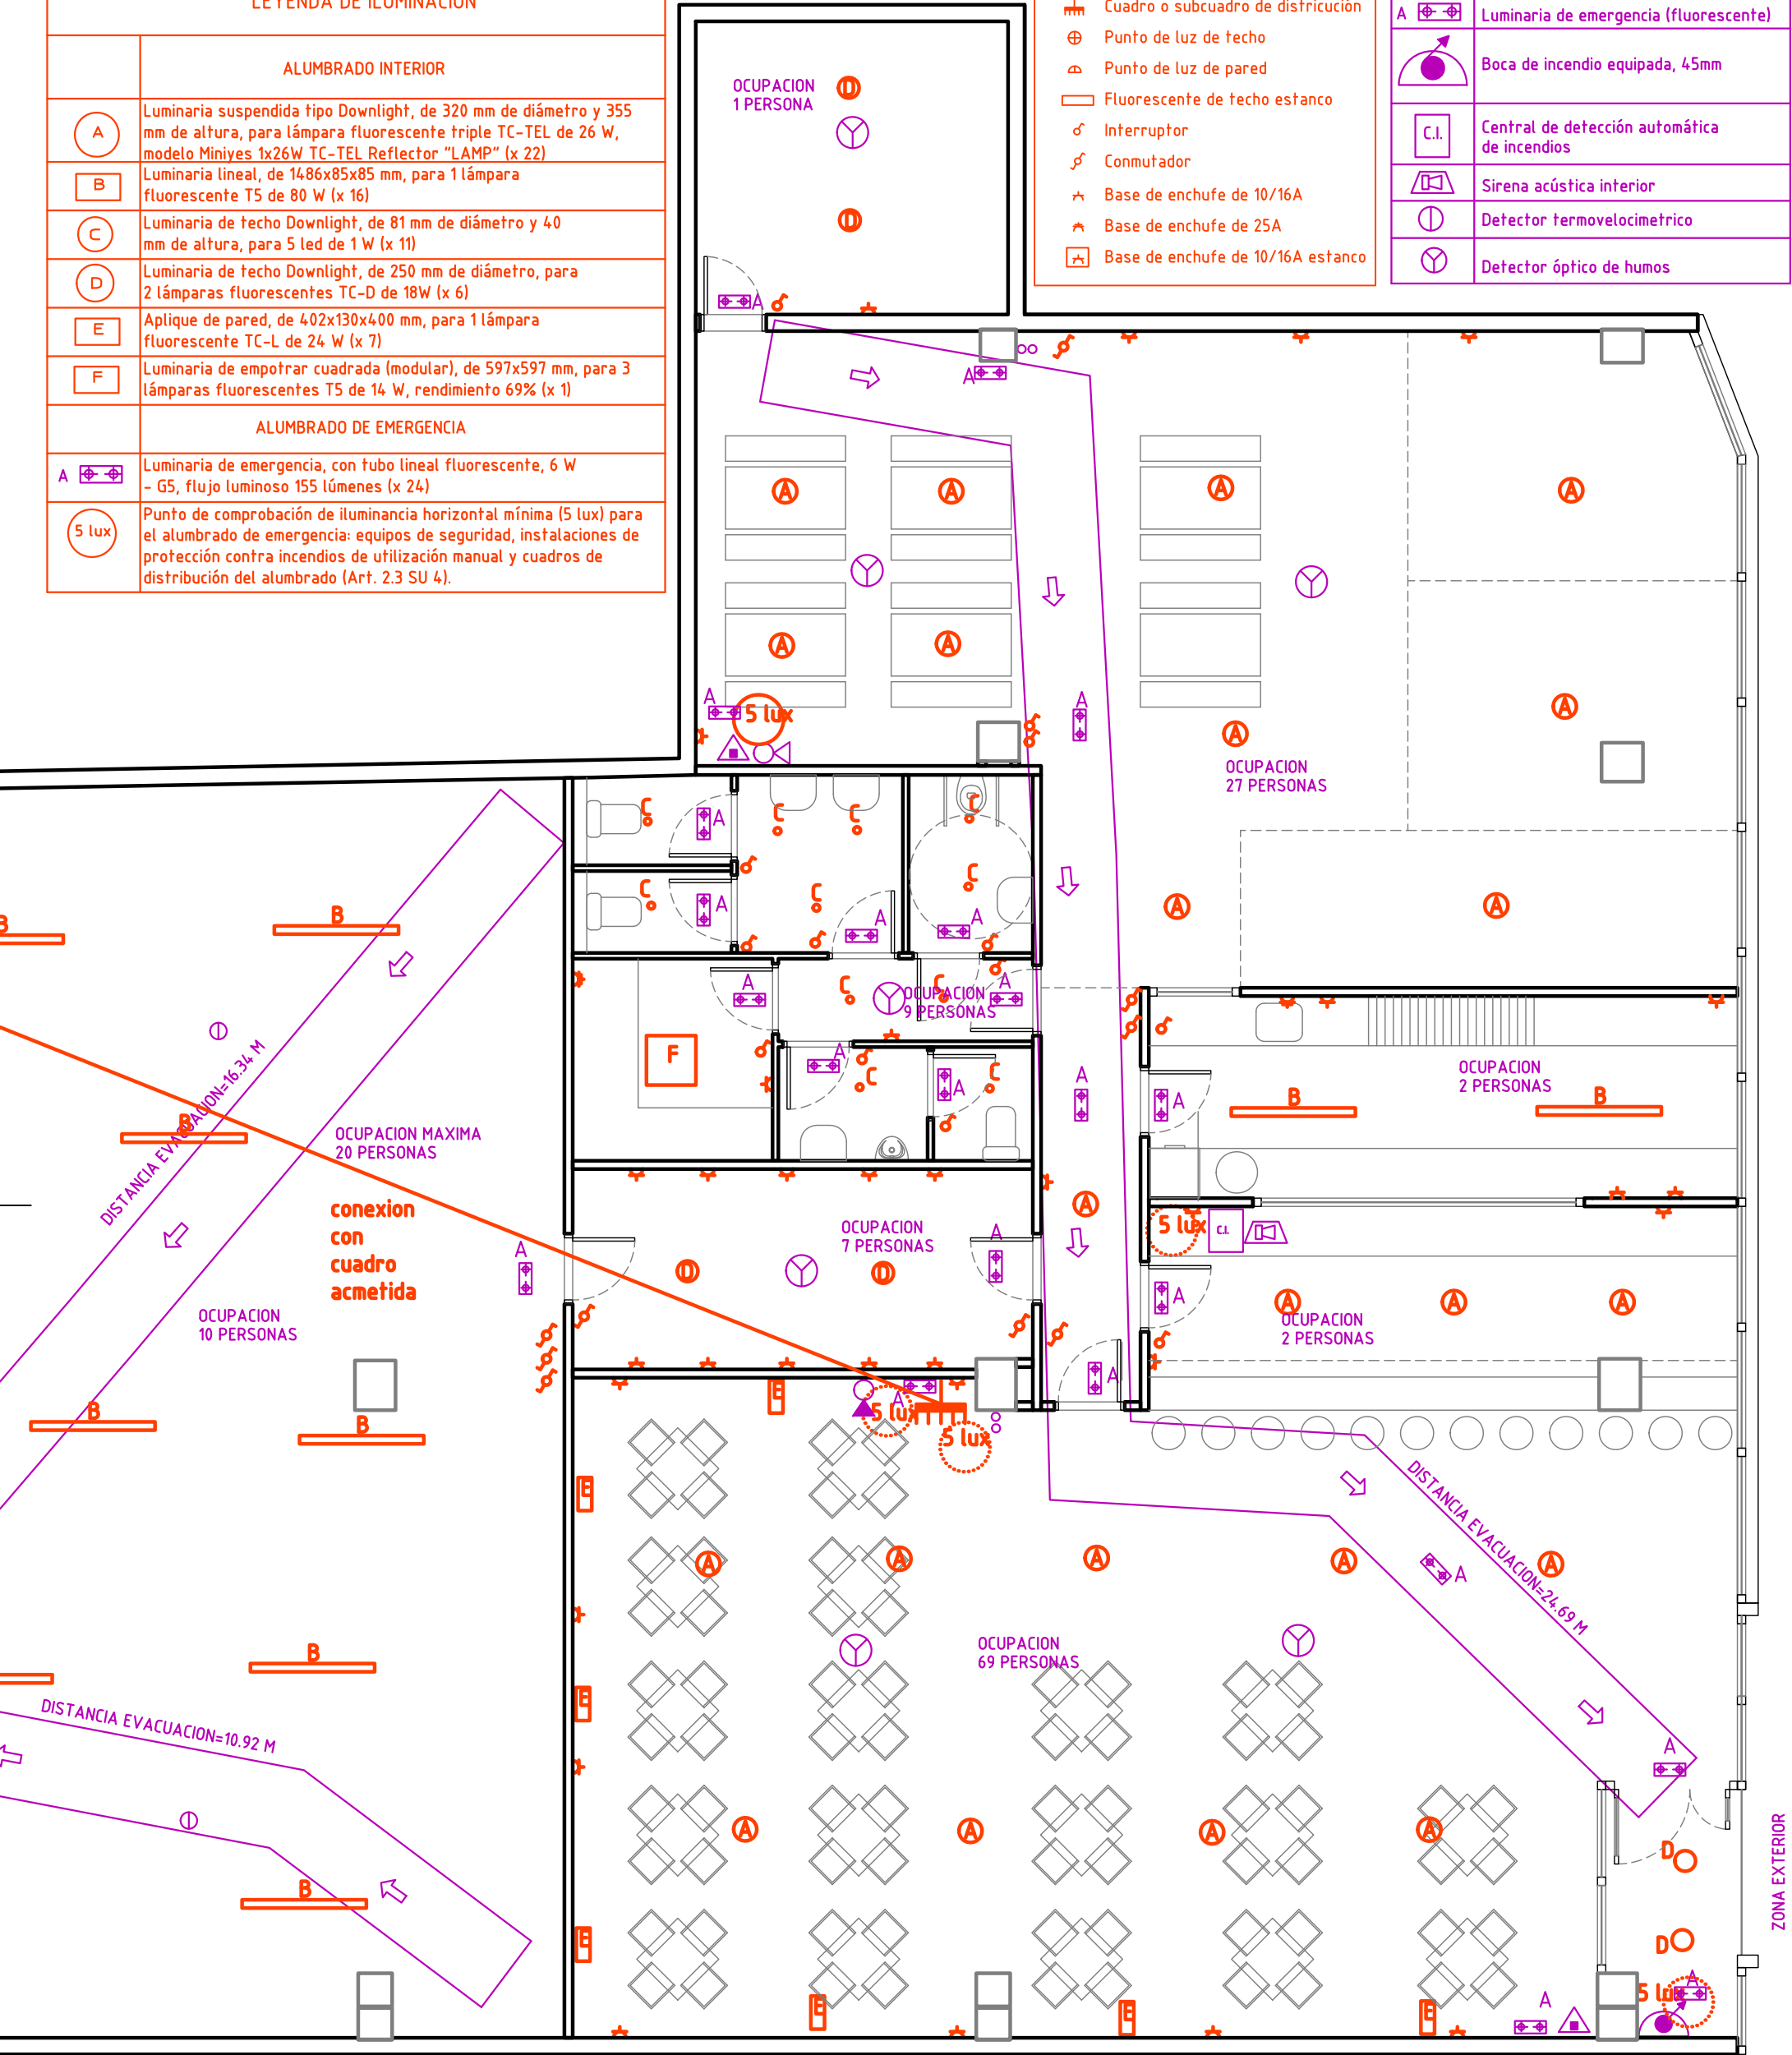

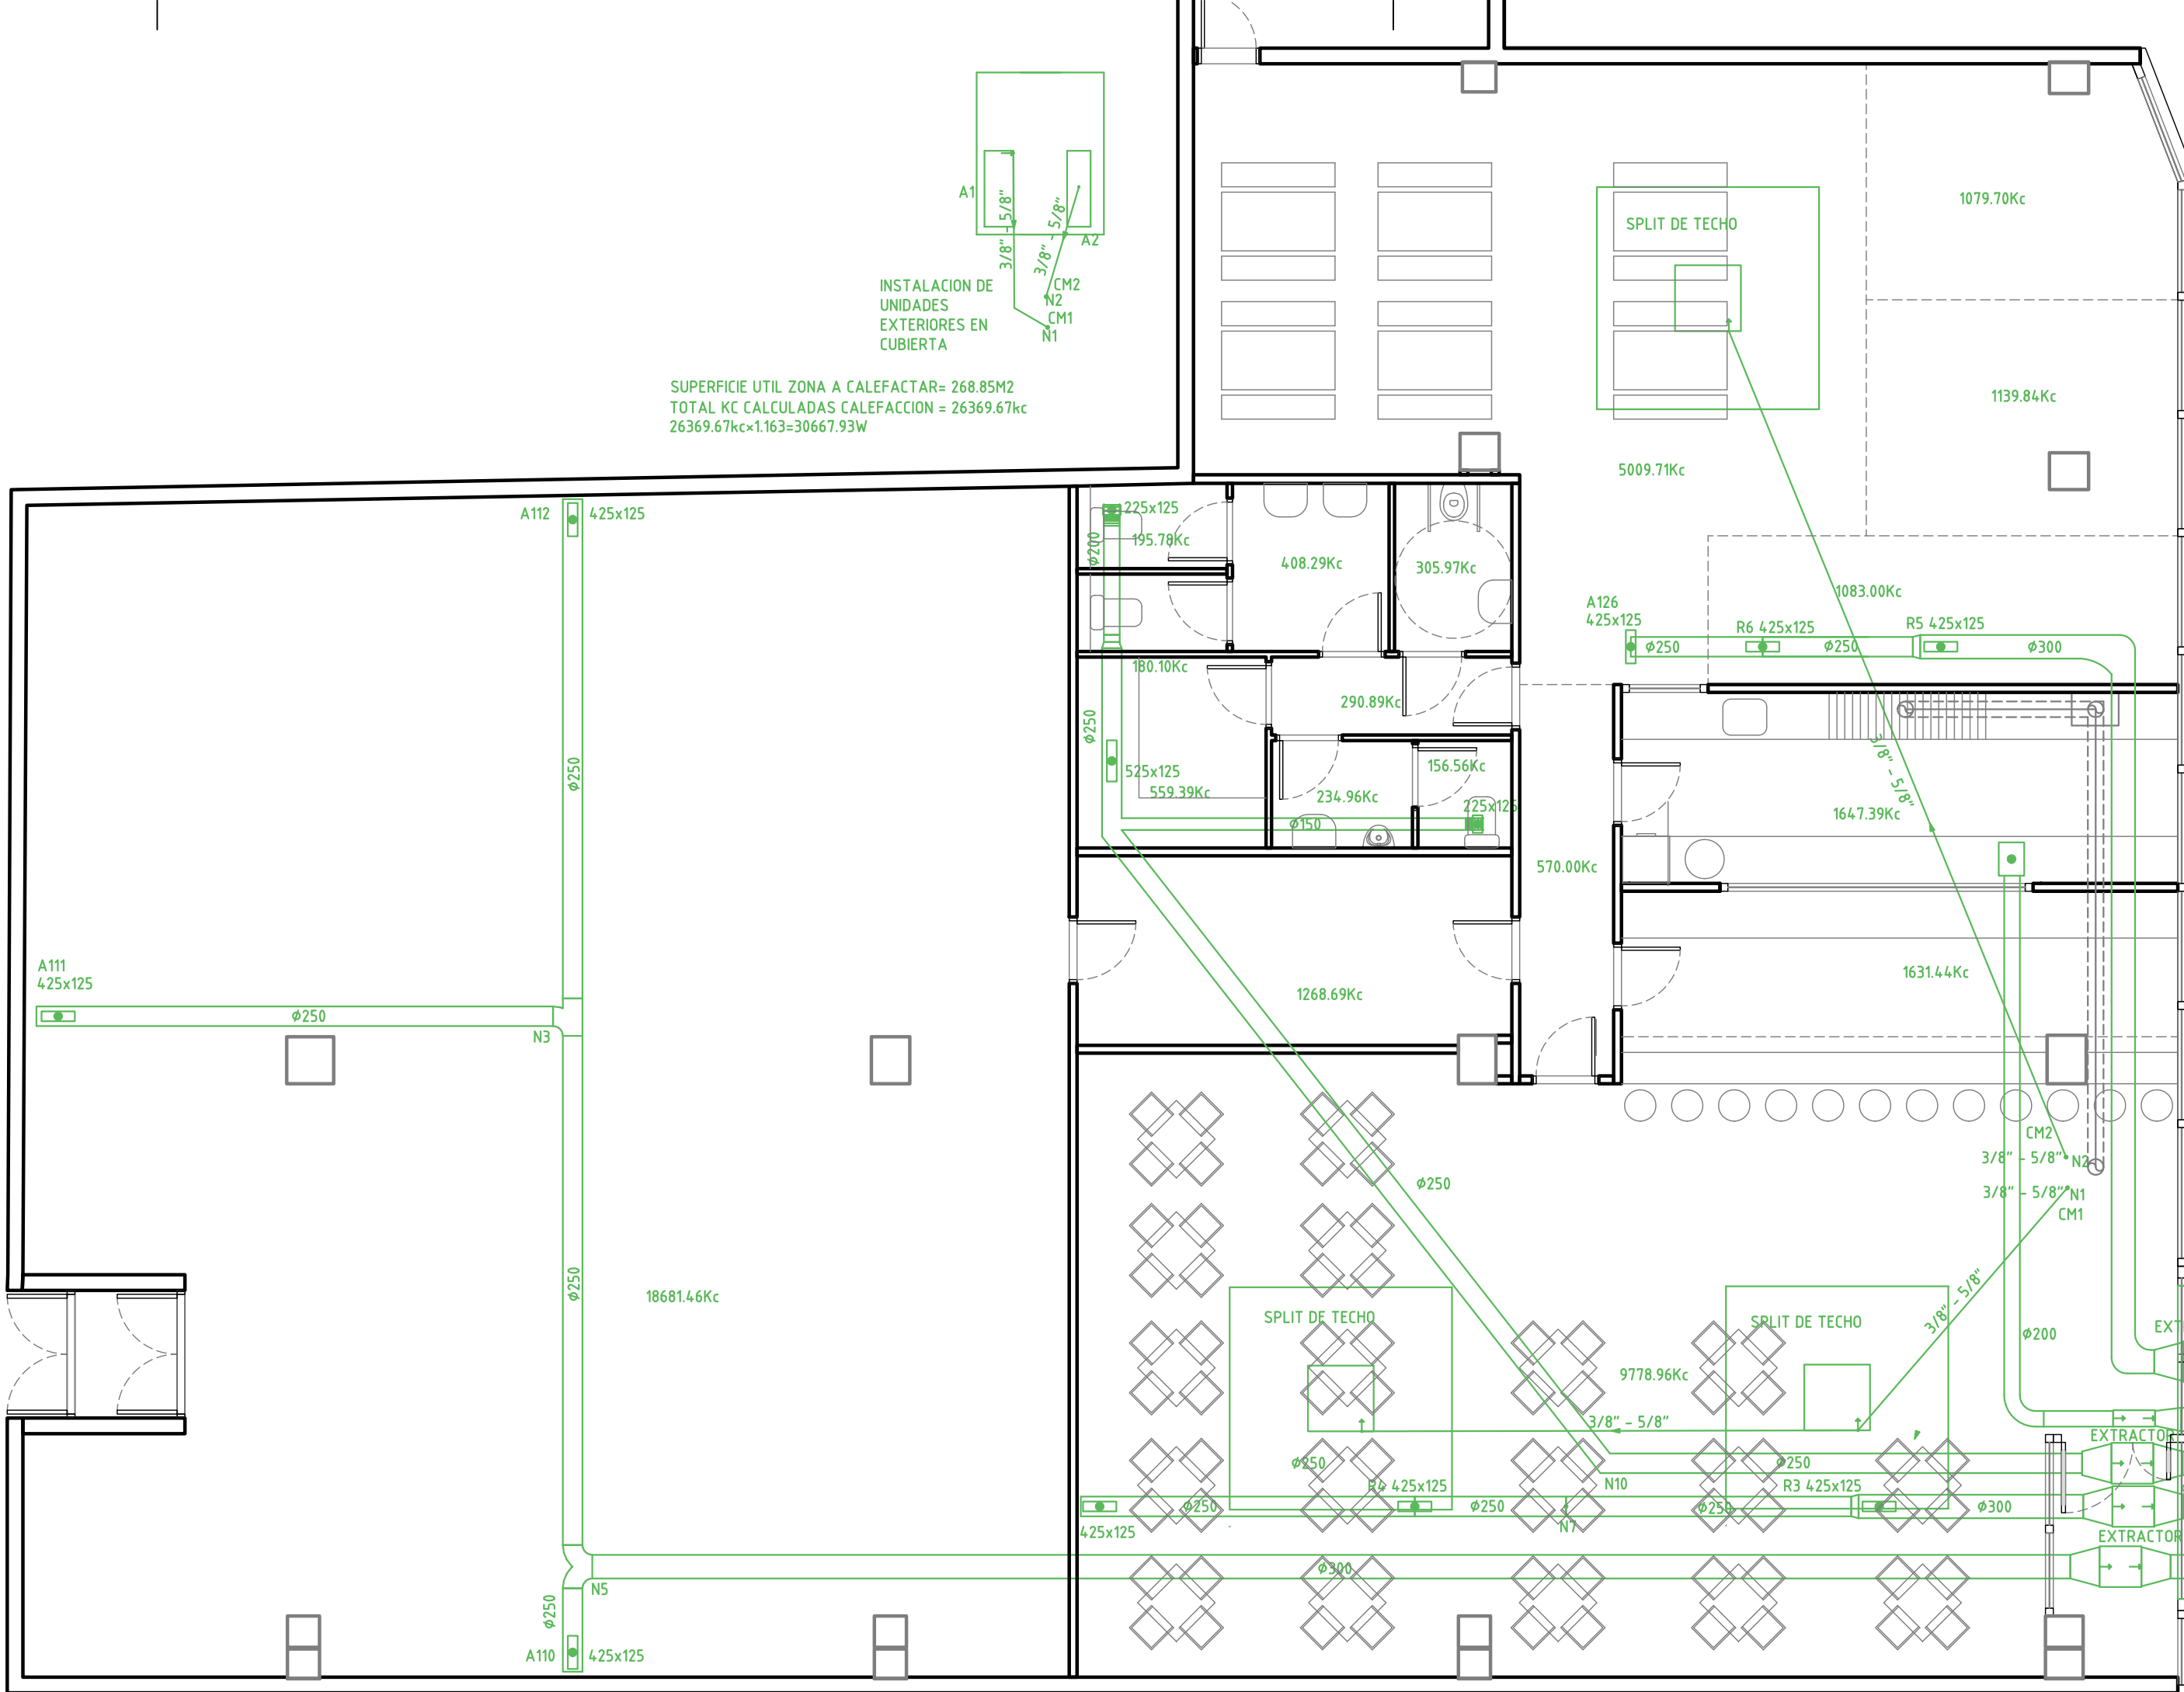

SUPERFICIE UTIL ZONA A CALEFACTAR= 268.85M2
TOTAL KC CALCULADAS CALEFACCION = 26369.67Kc
 $26369.67Kc \times 1.163 = 30667.93W$

INSTALACION DE
UNIDADES
EXTERIORES EN
CUBIERTA

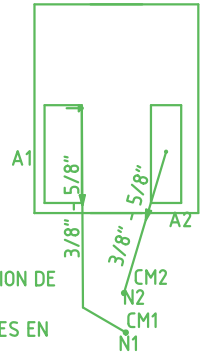

**ACONDICIONAMIENTO PARCIAL DE LOCAL PARA
RESTAURANTE, BAR Y ACTIVIDADES RECREATIVAS**


PROMOTOR: MARNALASER S.L.
EMPLAZAMIENTO: LOCAL B2 CENTRO COMERCIAL "LOS PORCHES DEL AUDIORAMA"
POBLACION: ZARAGOZA
PLANO: INSTALACIONES CALEFACCION Y VENTILACION
ARQUITECTOS: J.LOPEZ - J.MARIN

FECHA: FEBRERO-2017
ESCALA: 1/75



06

NUMERO:
INSTALACIONES CALEFACCION Y VENTILACION

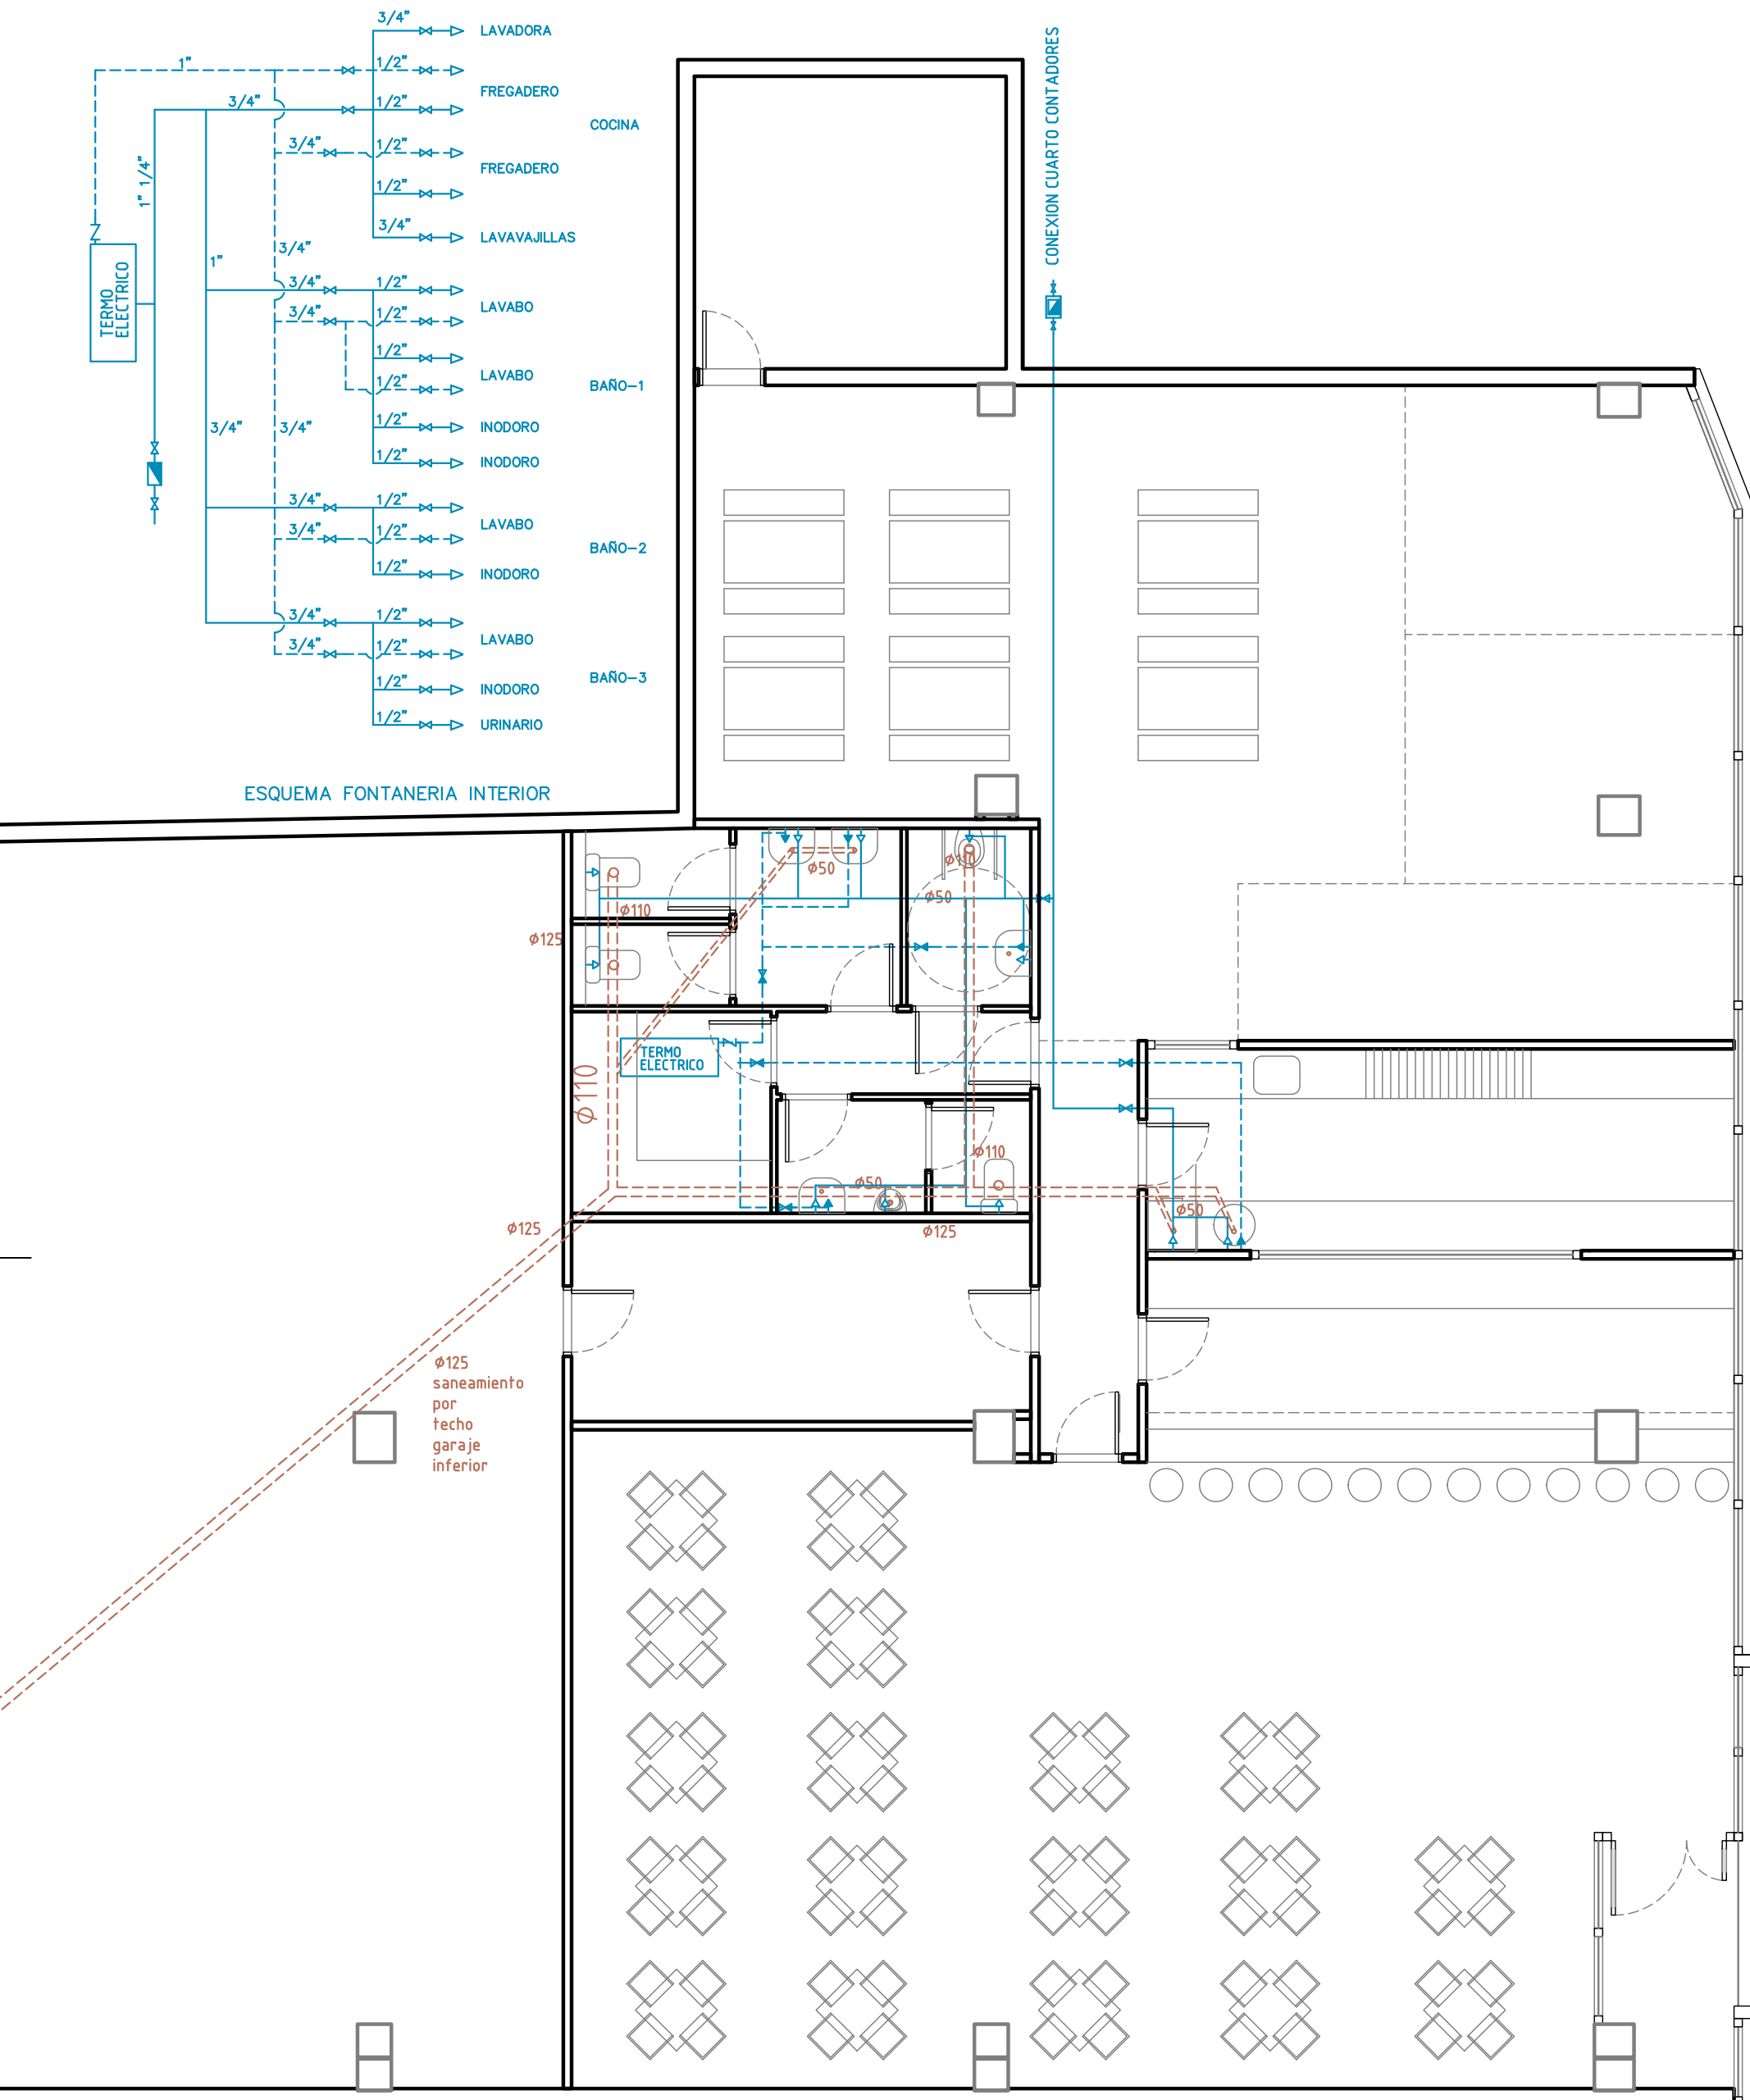

**ACONDICIONAMIENTO PARCIAL DE LOCAL PARA
RESTAURANTE, BAR Y ACTIVIDADES RECREATIVAS**

FECHA: **FEBRERO-2017**


ESCALA: **1/75**

PROMOTOR: **MARNALASER S.L.**
EMPLAZAMIENTO: **LOCAL B2 CENTRO COMERCIAL "LOS PORCHES DEL AUDIORAMA"**
POBLACION: **ZARAGOZA**
PLANO: **INSTALACIONES FONTANERIA**
ARQUITECTOS: **J.LOPEZ - J.MARIN**


NUMERO:

07


[Handwritten signature]

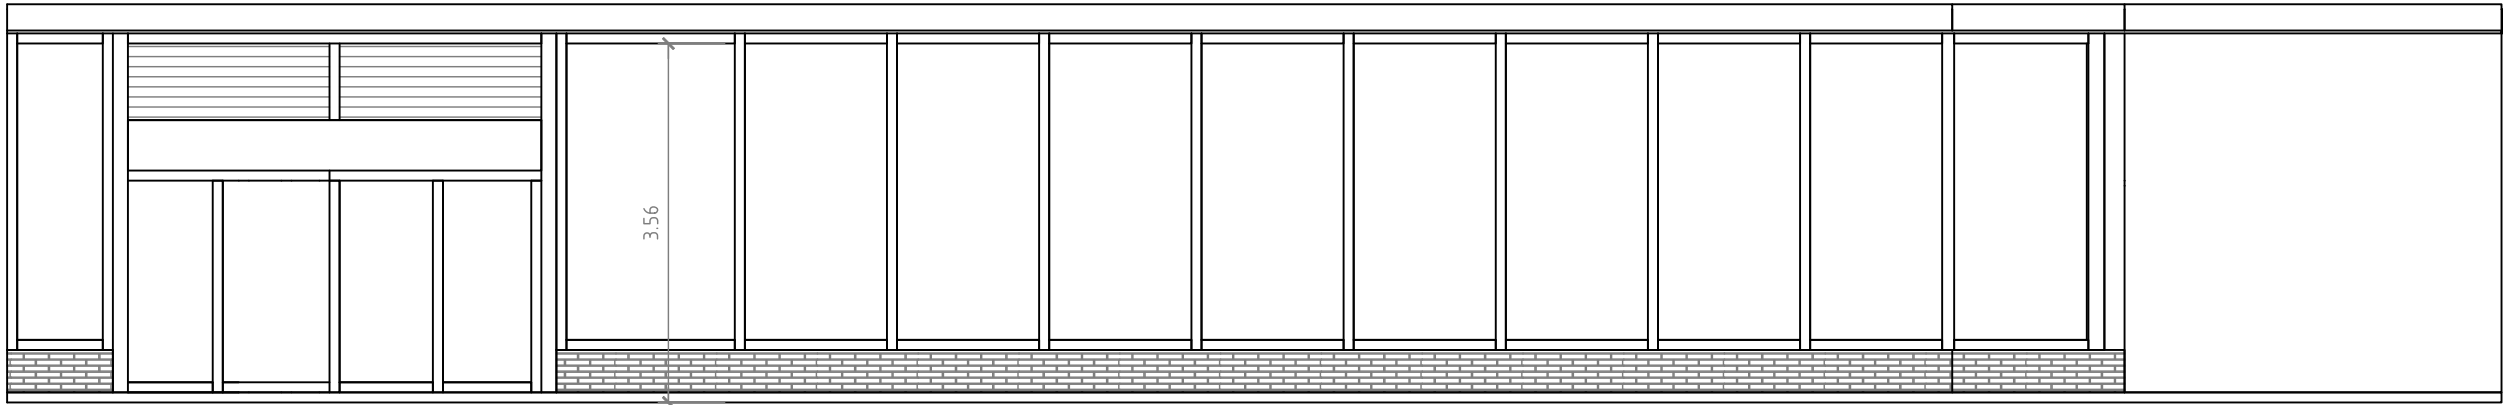


ALZADO A PLAZA MERINO PINEDO

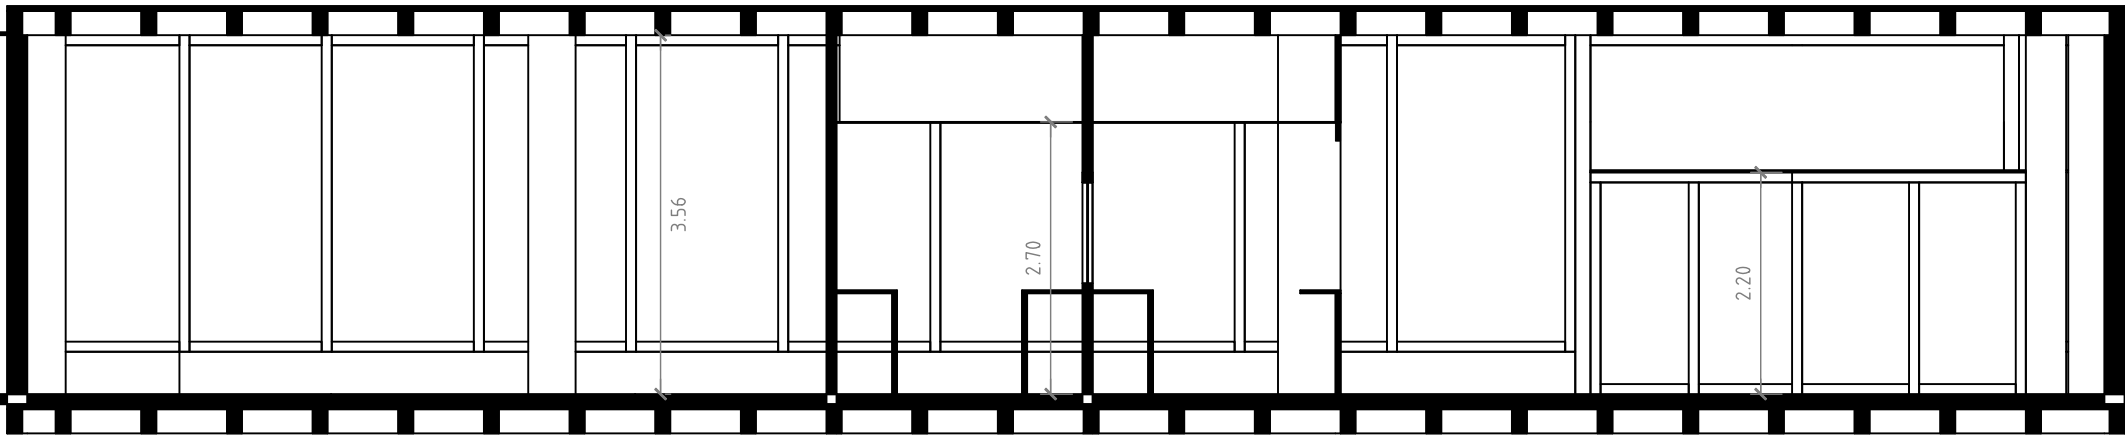

SECCION B-B'

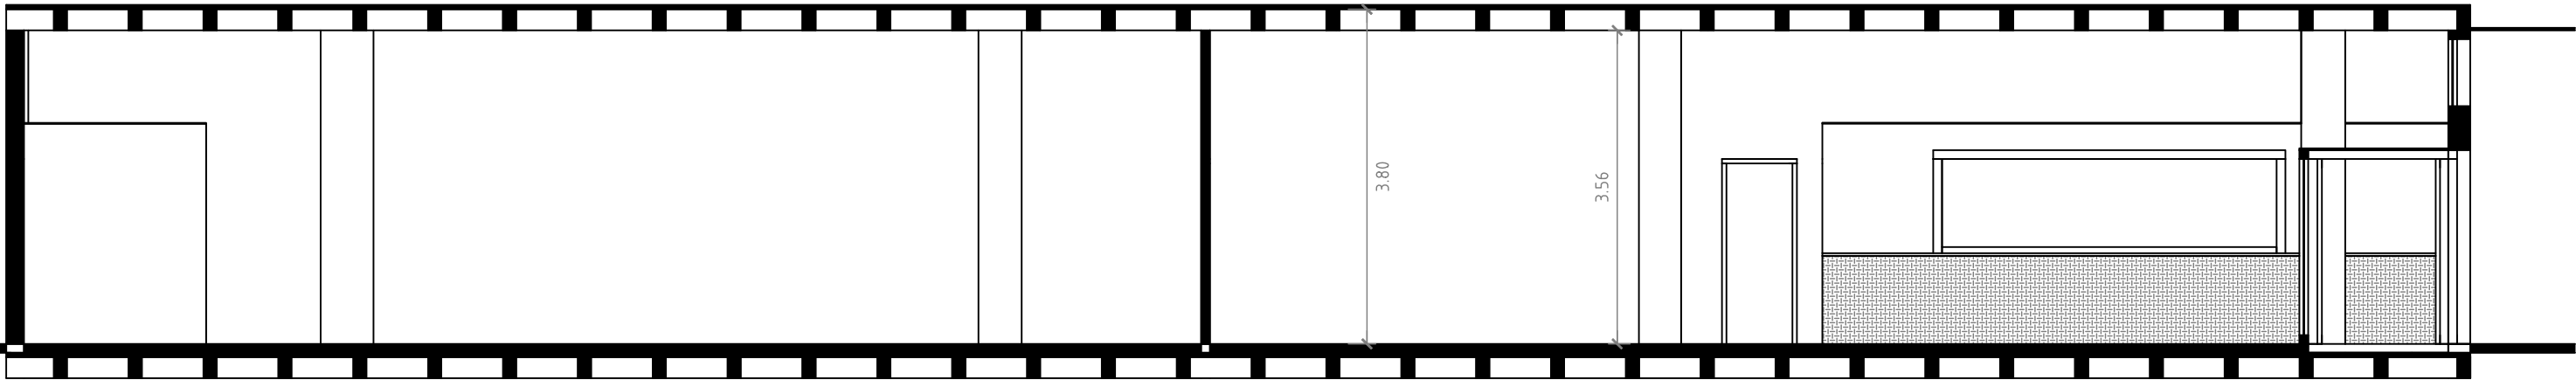

SECCION A-A'

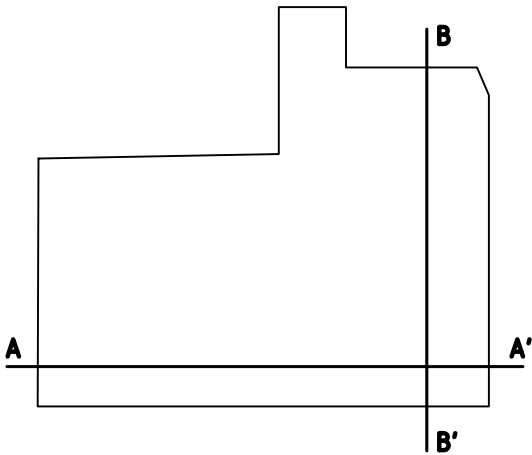

ACONDICIONAMIENTO PARCIAL DE LOCAL PARA
RESTAURANTE, BAR Y ACTIVIDADES RECREATIVAS

1/75

ESCALA:

FEBRERO-2017

FECHA:

PROMOTOR: MARNALASER S.L.
EMPLAZAMIENTO: LOCAL B2 CENTRO COMERCIAL "LOS PORCHES DEL AUDIORAMA"
POBLACION: ZARAGOZA
PLANO: ALZADOS Y SECCIONES ESTADO REFORMADO
ARQUITECTOS: J.LOPEZ - J.MARIN

08

NUMERO:

